


# PŮDORYS 1.PP

měřítko 1:50

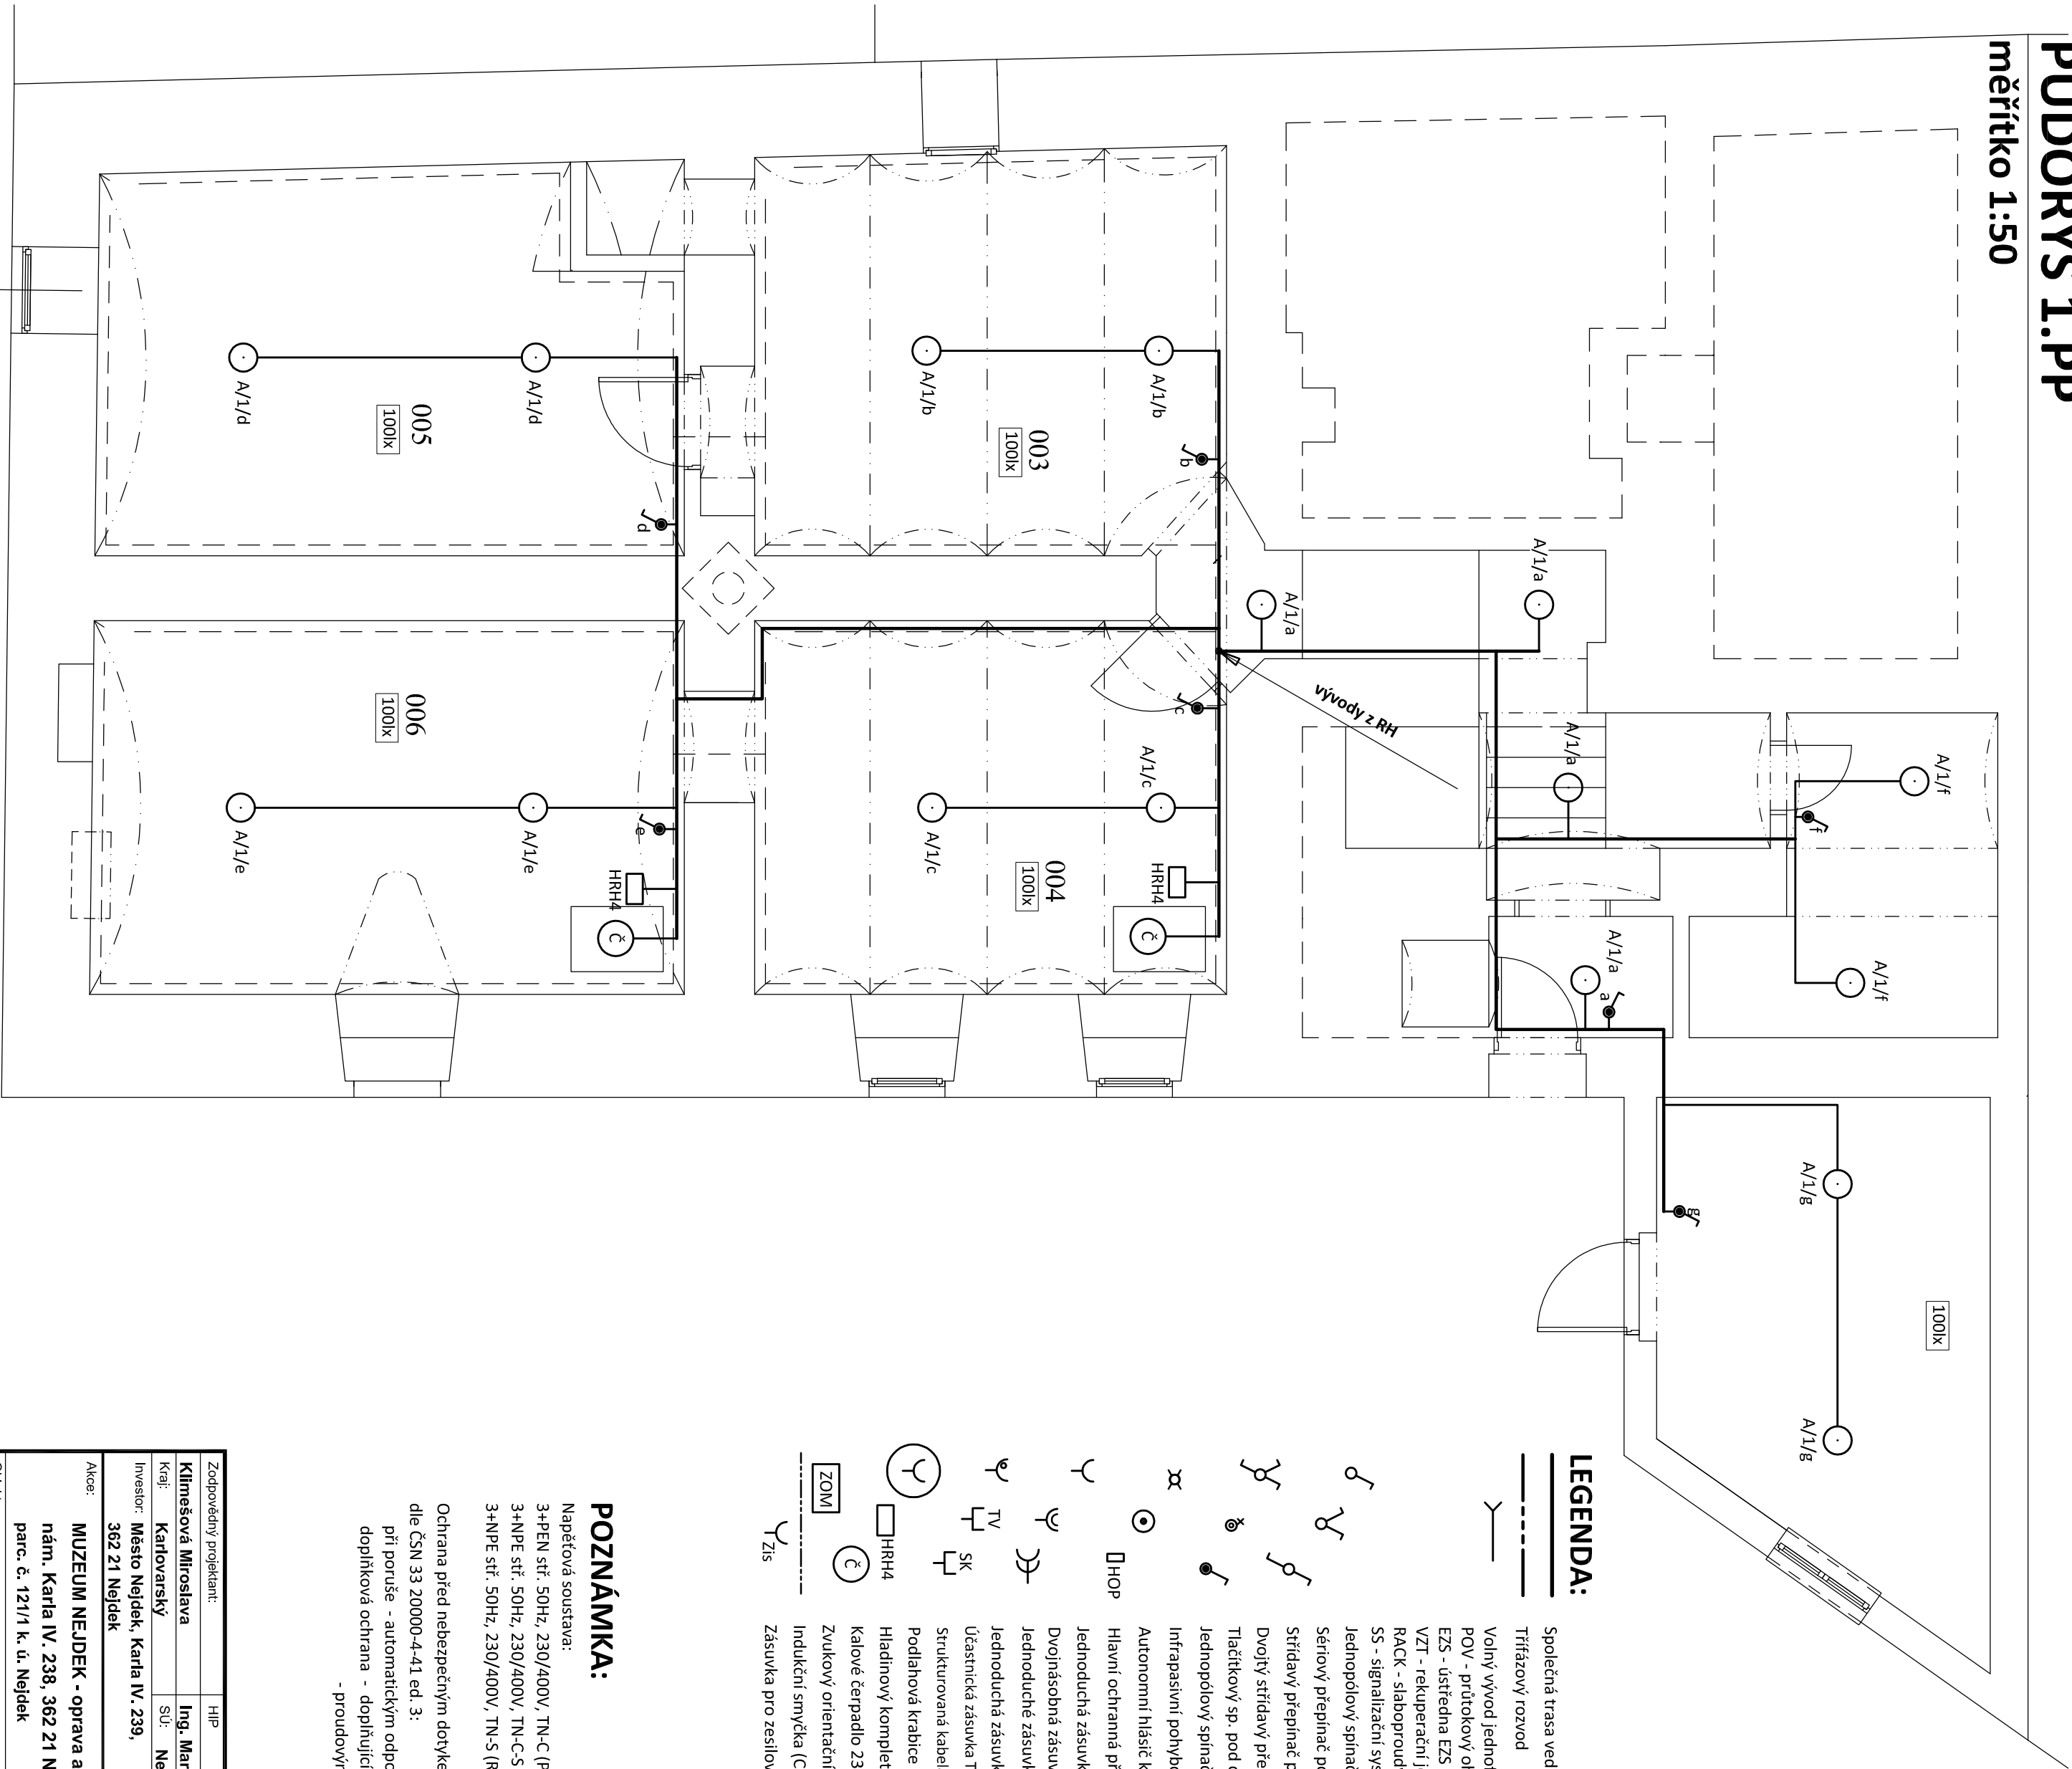


## LEGENDA:

- Společná trasa vedení  
Třířázový rozvod  
Volný vývod jednořázový  
POV - průtokový ohřivač vody  
EZS - ústředna EZS  
VZT - rekuperační jednotka 230V  
RACK - slaboproudý rozvaděč  
SS - signalizační systém pro invalidy  
Jednopořadový spínač pod omítku, řaz. 1, 10A/250V, IP20  
Sériový přepínač pod omítku, řaz. 5, 10A/250V, IP20  
Střídavý přepínač pod omítku, řaz. 6, 10A/250V, IP20  
Dvojtlý střídavý přepínač pod omítku, řaz. 6+6, 10A/250V, IP20  
Tlačítkový sp. pod om. se sign.doutn., řaz. 1/05, 10A/250V, IP20  
Jednopořadový spínač na povrch, řaz. 1, 10A/250V, IP54  
Infrapasivní pohybový spínač, 360°, IP20  
Autonomní hlásič kouře (dle ČSN EN 14604)  
Hlavní ochranná přípojnice EPS3 v krabici KO100  
Jednoduchá zásuvka pod omítku, 16A/250V, IP20  
Dvojnásobná zásuvka pod omítku, 16A/250V, IP20  
Jednoduché zásuvky ve společném rámečku  
Jednoduchá zásuvka s přepětovou ochranou  
Účastnická zásuvka TV+SAT  
Strukturovaná kabeláž - komunikační zásuvka PC dvojnásobná  
Podlahová krabice - např. 2x16A/230V, 2xRJ45  
Hladinový komplet pro čerpadlo + hladinové sondy  
Kaldové čerpadlo 230V spínáno HRH4  
Zvukový orientační a informační maják pro nevidomé  
Indukční smýčka (Cu páska 25x0,1 nebo CKKY-1 12x1,5)  
Zásuvka pro zesilovač indukční smýčky

## POZNÁMKA:

Napěťová soustava:  
3+PEN stř. 50Hz, 230/400V, TN-C (PS)  
3+NPE stř. 50Hz, 230/400V, TN-C-S (RE)  
3+NPE stř. 50Hz, 230/400V, TN-S (RH, RP)  
Ochrana před nebezpečným dotykem neživých částí dle ČSN 33 20000-4-41 ed. 3:  
při poruše - automatickým odpojením  
doplňková ochrana - doplňujícím ochranným pospojováním  
- proudovými chrániči

Zodpovědný projektant:		HIP			PROJEKTANT AKCE:
Klimešová Miroslava		Ing. Martin Volný			
Kraj:	Karlovarský	SÚ:	Nejdek		
Investor:		Město Nejdek, Karla IV. 239, 362 21 Nejdek			M. Klimešová - 3D PROJEKT Úvalská 604/2, 360 09 K. Vary IČO: 722 70 179, Tel. 731 409 028
Akce:					
MUZEUM NEJDEK - oprava a stavební úpravy nám. Karla IV. 238, 362 21 Nejdek, parc. č. 121/1 k. ú. Nejdek					
Objekt:		Slinoproudá a slaboproudá elektroinstalace			
Název:		PŮDORYS 1.PP			
Číslo výkresu:					D.1.4 / 4