

LEGENDA:

ozn. na výkrese	schematické zobrazení	počet kusů	popis
WC		6	a) stojící korně mísa - bílá b) sedátko s poklopem z duralu - bílé c) rohový kulový kohout 1/2"x3/8" s filtrem d) sada pro upevnění WC M10*1 e) pančovitá trubka DN 10 mm
U		10	a) umyvadlo dřevité - bílé, 550 x 430 mm b) stojlková umyvadlová baterie c) umyvadlový sítok 40 mm d) sada pro upevnění umyvadla M10*1 e) kopt na sítok f) 2x rohový kulový kohout 1/2"x3/8" s filtrem
VL		1	a) výlevek dřevitý se skládkou plastovou mřížkou - bílá b) dřevěná baterie c) mrazicí sada pro výlevek d) pryžová vložka pro těsnění přívodu vody


LEGENDA POTRUBÍ:

- VODOVOD - STUDENÁ VODA - NOVÝ ROZVOD
- - - VODOVOD - TEPLÁ VODA - NOVÝ ROZVOD
- - - VODOVOD - CÍRKULACE - NOVÝ ROZVOD
— potrubí připojovací PVC DN 110-40

Potrubí vedené pod podlahou ve spádů min 2‰ - připojovací potrubí k zahřívacím předmětům a technologii ve spádů min. 3‰.
Před zahříváním proti, bude po provedení demontáže stávajícího vytápění provedena kontrola navržených napojovacích bodů spádové kanalizace, kontrola stavu a těsnosti stávajícího potrubí kanalizace.

LEGENDA MÍSTNOSTÍ

Č.M.	NÁZEV	PL [m2]
1.01	CHODBA	17,64
1.02	SCHODIŠTĚ	4,25
1.03	VÝTAH	0,83
1.04	KANCELÁŘ VEDOUČÍ	6,84
1.05	SKLAD POTRAVIN	11,12
1.06	VÝDEJ JÍDEL	34,57
1.07	MYTÍ BÍLÉ NÁDOBÍ	13,67
1.08	JÍDELNA	194,77
1.09	ÚKLIDOVÁ KOMORA	4,51
1.10	WC CHLAPCI	13,37
1.11	CHODBA	3,66
1.12	WC DÍVKY	9,72
1.13	CHODBA	3,48
1.14	UZÁVĚRY LIT	2,46
1.15	CHODBA, SATNA	62,43
1.16	VARNÁ	93,97
1.17	SKLAD ODPADKŮ A OBALŮ	7,62
1.18	ZÁDVEŘÍ	3,05
1.19	RAMPY	5,54
CELKEM		493,50

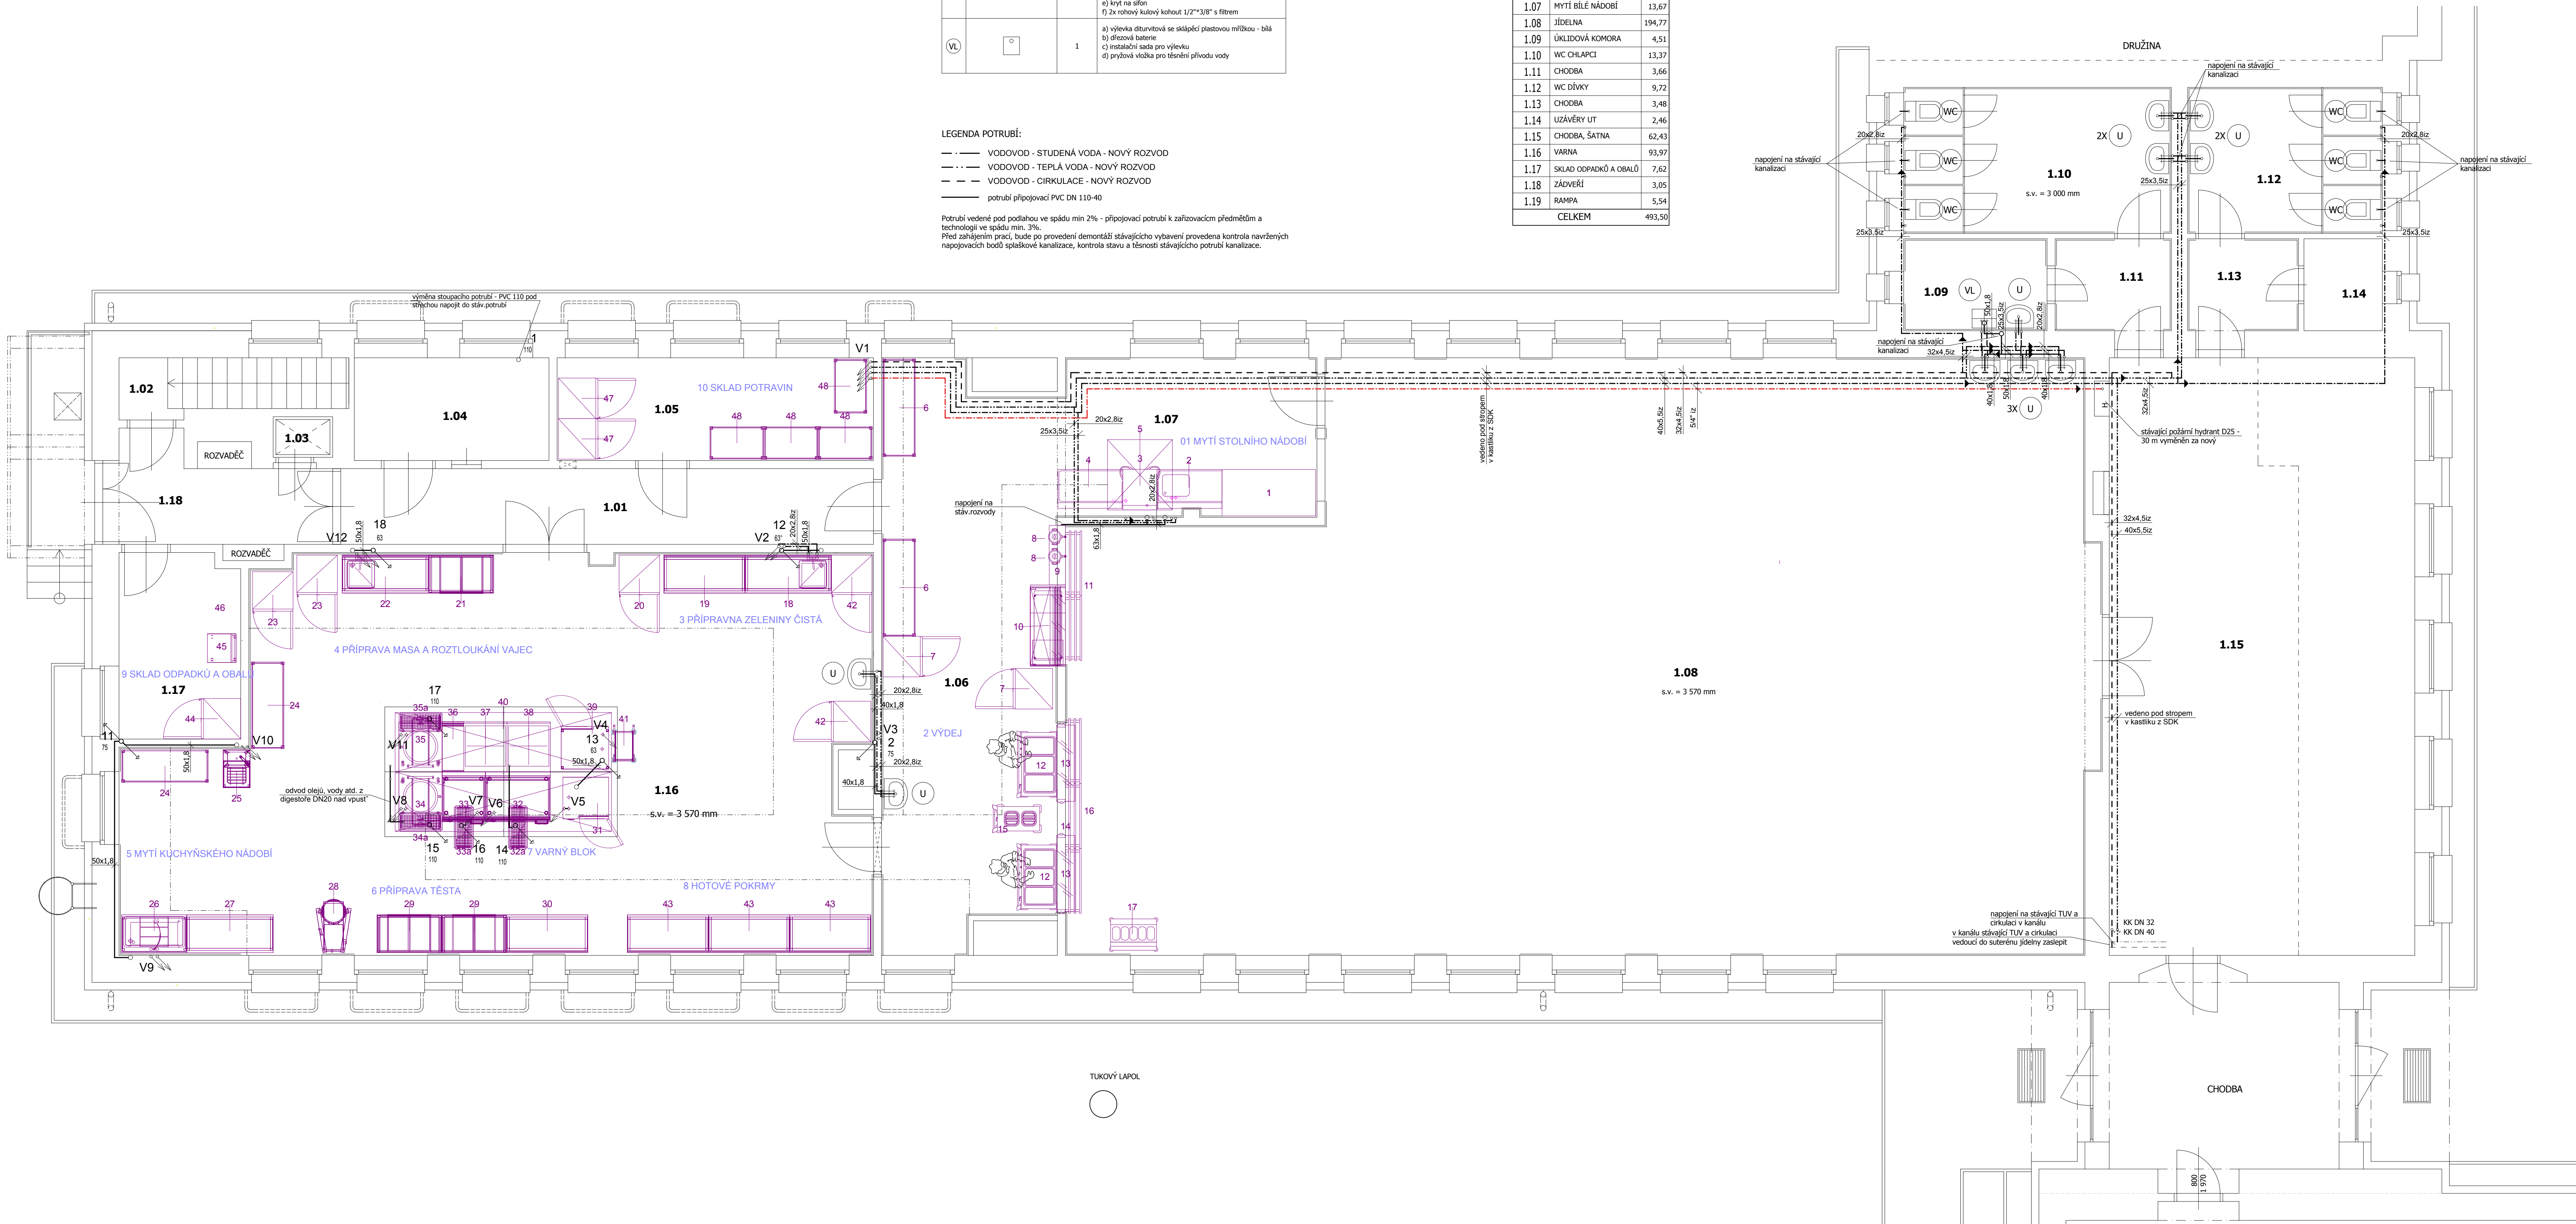

poz.	popis	ks	s	h	v	připojení ZTI
1 - mytí stolního nádobí						
1	odkladací stůl	1	1730	860	850	
2	vstupní stůl do myčky s dřezem	1	1200	750	850	DN50 - v = 400 mm SV + TUV - ROHOVÉ VENTILY V = 600 MM
3	myčka nádobí	1	735	750	1515	DN50 - v = 150 mm SV - PRAČKOVÝ VENTIL V = 600 MM
3a	změkčovač vody	1	260	400	570	
4	výstupní stůl z myčky	1	1200	750	850	
5	digestor	1	1200	1200	500	
6	regál nerez 5 polic	2	1800	600	1800	
2 - výdej						
7	lednice na saláty GN 2/1	2	770	690	1890	
8	zásobník na nápoje	2				
9	parapetní deska	1	1100	300	30	
10	chlazená vítrina samoobslužná	1	1500	700	800	
11	podstavec	1	2400	300		
12	vodní lázeň 3 x GN 1/1 pojízdná	2	1123	613	900	
13	hygienický zábrý	2	1500	300	400	
14	parapetní deska	2	1800	300	30	
15	zásobník na talíře	1	808	428	900	
16	dráha na podnosy	1	3800	300		
17	zásobník na přbory a podnosy	1	800	600	1250	
3 - příprava zeleniny čistá						
18	pracovní stůl s políci a jedním dřezem	1	1600	700	850	DN50 - v = 400 mm SV + TUV - ROHOVÉ VENTILY V = 600 MM
19	pracovní stůl s políci	1	1500	700	850	
20	chladič skřín GN 2/1	1	770	690	1890	
4 - příprava masa a roztlučení vajec						
21	pracovní stůl s políci a 2 zásuvkami	1	1200	700	850	DN50 - v = 400 mm SV + TUV - ROHOVÉ VENTILY V = 600 MM
22	pracovní stůl s políci a dřezem	1	1600	700	850	
23	chladič skřín GN 2/1	2	770	690	1890	
5 - mytí kuchyňského nádobí						
24	regál 4 police nerez	2	1600	600	1800	
25	výlevek kombinovaná s umyvadlem	1	500	700	850	DN50 - v = 150 mm SV + TUV - ROHOVÉ VENTILY V = 600 MM
26	mycí stůl s vanou	1	1200	700	850	DN50 - v = 400 mm SV + TUV - ROHOVÉ VENTILY V = 600 MM
27	pracovní stůl s políci	1	1600	700	850	
6 - příprava těsta						
28	univerzální robot	1	570	1020	1170	
29	pracovní stůl s políci a 2 zásuvkami	2	1200	700	850	
30	pracovní stůl s políci	1	1500	700	850	
7 - varný blok						
31	konvektomat 10 x GN 1/1	1	847	771	1042	DN50 - v podlaže SV - PRAČKOVÝ VENTIL Z POOLAHY
31a	podstavec pod konvektomat	1				
32	vyklopná pánev 120 litrů	1	1200	900	870	SV - ROHOVÝ VENTIL V = 100 MM
32a	podlahová vpusť	1	750	350		DN100 - v podlaže
33	vyklopná pánev 80 litrů	1	800	900	870	SV - ROHOVÝ VENTIL V = 100 MM
33a	podlahová vpusť	1	750	350		DN100 - v podlaže
34	varný kotel 150 litrů	1	800	900	870	SV + TUV - ROHOVÉ VENTILY Z POOLAHY
34a	podlahová vpusť	1	750	350		DN100 - v podlaže
35	varný kotel 100 litrů	1	800	900	870	SV + TUV - ROHOVÉ VENTILY Z POOLAHY
35a	podlahová vpusť	1	750	350		DN100 - v podlaže
36	pracovní plocha se zásuvkou	1	400	900	870	
37	sporák 4 plotny	1	800	900	870	
38	sporák sklokeramický 4 zóny	1	800	900	870	DN50 - v podlaže SV - PRAČKOVÝ VENTIL Z POOLAHY
39	konvektomat 20 x GN 1/1	1	879	791	1782	
40	digestor s osvětlením	1	3000	2200	500	
41	vozik na GN	1	400	550	1800	
42	chladič skřín GN 2/1	2	770	690	1890	
8 - hotové pokrmy						
43	pracovní stůl s políci	3	1500	700	850	
9 - sklad odpadků a obalů						
44	chladič skřín GN 2/1	1	770	690	1890	
45	vozik prošívový	1	560	800	980	
46	váha	1	800	1100	900	
10 - sklad potravin						
47	mrazicí skřín GN 2/1	2	770	690	1890	
48	regál skladový	4	900	600	1800	



PROJEKTOVÁ KANCELÁŘ PS

PROJEKTOVÁ KANCELÁŘ PS, Břít Čapků 550, 362 21 Nejdek

OTO SZAKOS - projektová kancelář, Nové Hamry 362, 362 24 - Tel. 353 396 341, 602 403 842, e-mail: otoszakos@seznam.cz
Ing. IRENA PICHLOVÁ, Smetanova 467, 362 21 Nejdek - Tel. 353 618 892, 775 252 580, e-mail: pichlova.irena@seznam.cz

Základový projekt: Ing. Irena Pichlová

Kresl: Ing. Irena Pichlová

Kraj: Karlovarský
Obec: Nejdek
Město Nejdek, IČ: 00254801
nám. Karla IV. 239, Nejdek, 362 21
PS 14 2016
Datum: 05.2016
Formát: 12x A4
Měřítko: 1:50
Architekt: DPSRekonstrukce školní jídelny
ZŠ nám. Karla IV., Nejdek
Číslo zakázky: PS 14 2016
Datum: 05.2016
Formát: 12x A4
Měřítko: 1:50
Architekt: DPS

Část: D.1.4.1. ZDRAVOTNĚ TECHNICKÉ INSTALACE

Výkres: D.1.4.1.4. PŮDORYS 1.NP - KANALIZACE, VODOVOD