
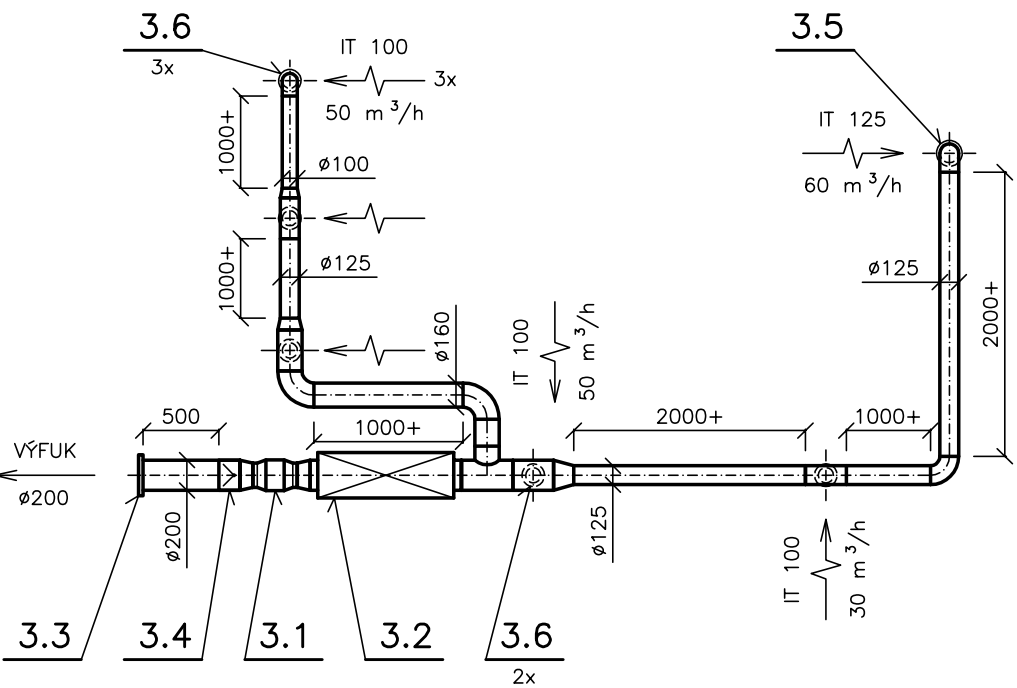


DETAILY - 1.N.P.



M 1:50

ZAŘÍZENÍ č. 1
KUCHYŇE – VARNA
 $V_p = 7.452 \text{ m}^3/\text{h}$
 $V_o = 7.452 \text{ m}^3/\text{h}$

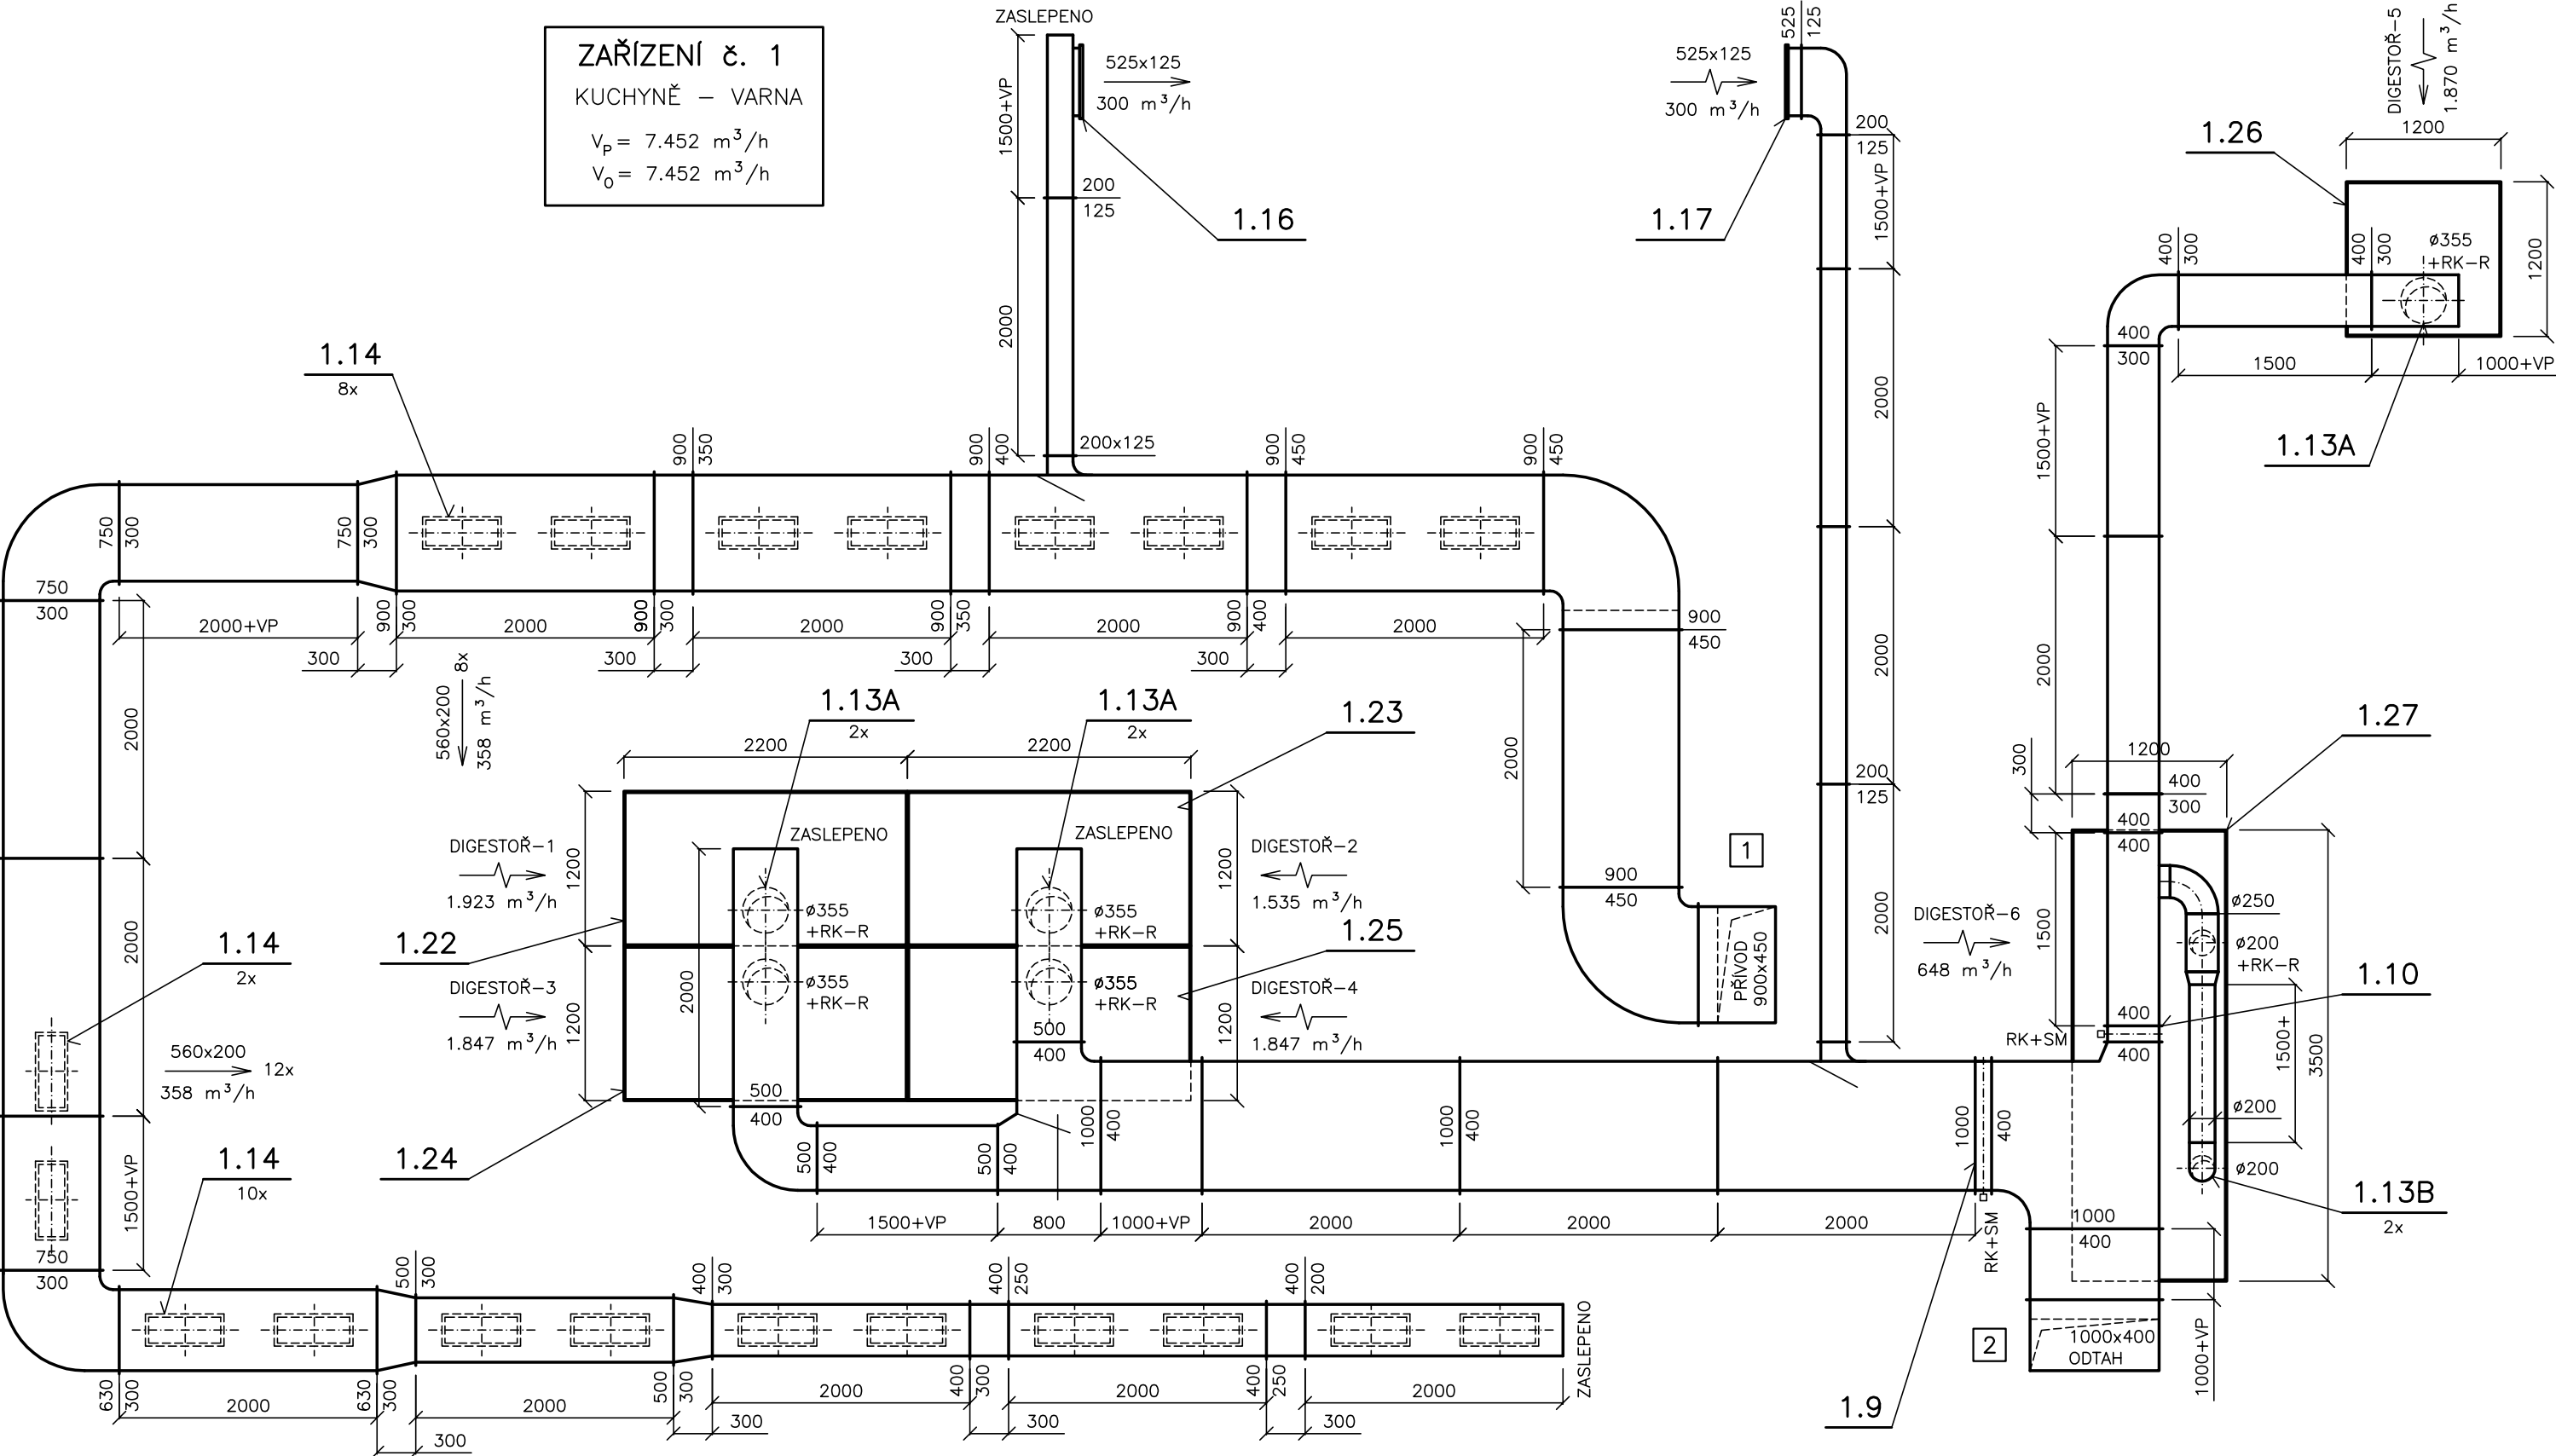

ZAŘÍZENÍ č. 3A
HYGIENICKÁ ZAŘÍZENÍ
CHLAPCI
 $V_o = 290 \text{ m}^3/\text{h}$

ZAŘÍZENÍ č. 2
SKLAD ODPADKŮ
1NP
 $V_o = 164 \text{ m}^3/\text{h}$

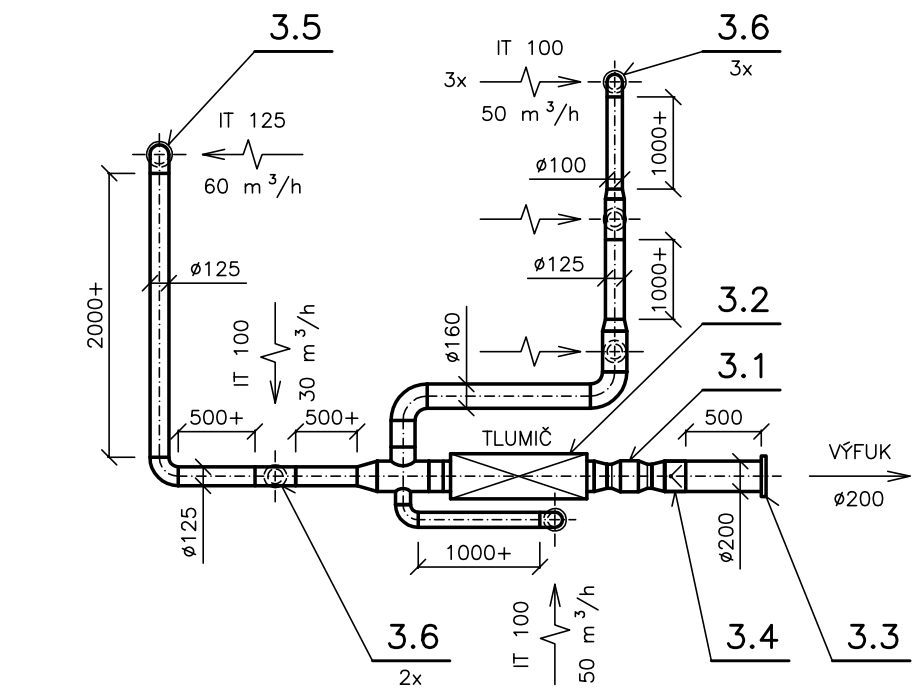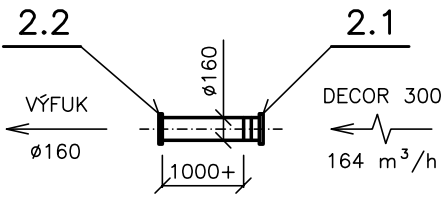

ZAŘÍZENÍ č. 3B
HYGIENICKÁ ZAŘÍZENÍ
DÍVKY
 $V_o = 290 \text{ m}^3/\text{h}$

NEDÍLNOU SOUČÁSTÍ TOHOTO VÝKRESU JE I VÝKRES
č. D.1.4.2-03 PŮDORYS 1.N.P.

HLAVNÍ INŽENÝR PROJEKTU:		ZODPOVĚDNÝ PROJEKTANT:		PETR MATOUŠEK AIR GAS Projekt Závodu míru 578, Karlovy Vary IČO: 670 95 798
Ing. I. Pichlová		Petr Matoušek		
INVESTOR:		Město Nejdek, Náměstí Karla IV. 239, 362 21 Nejdek		
OBJEDNAVATEL:		Ing. Irena Pichlová, Smetanova 467, 362 21 Nejdek		
AKCE: REKONSTRUKCE ŠKOLNÍ JÍDELNY ZŠ NÁMĚSTÍ KARLA IV., NEJDEK D.1.4.2 - VZDUCHOTECHNIKA				
ČÍSLO PARÉ:				
KRAJ:	Karlovarský	STUPEŇ PD:	Dokumentace pro provádění stavby	
DATUM:		01 / 2020		MĚŘÍTKO: 1 : 50
		ZAK. ČÍSLO:	AGP 8 / 2020	
OBSAH VÝKRESU:				ČÍSLO PŘÍLOHY: D.1.4.2 - 04
DETAILY 1.N.P.				