


PŮDORYS 2.NP

měřítko 1:50

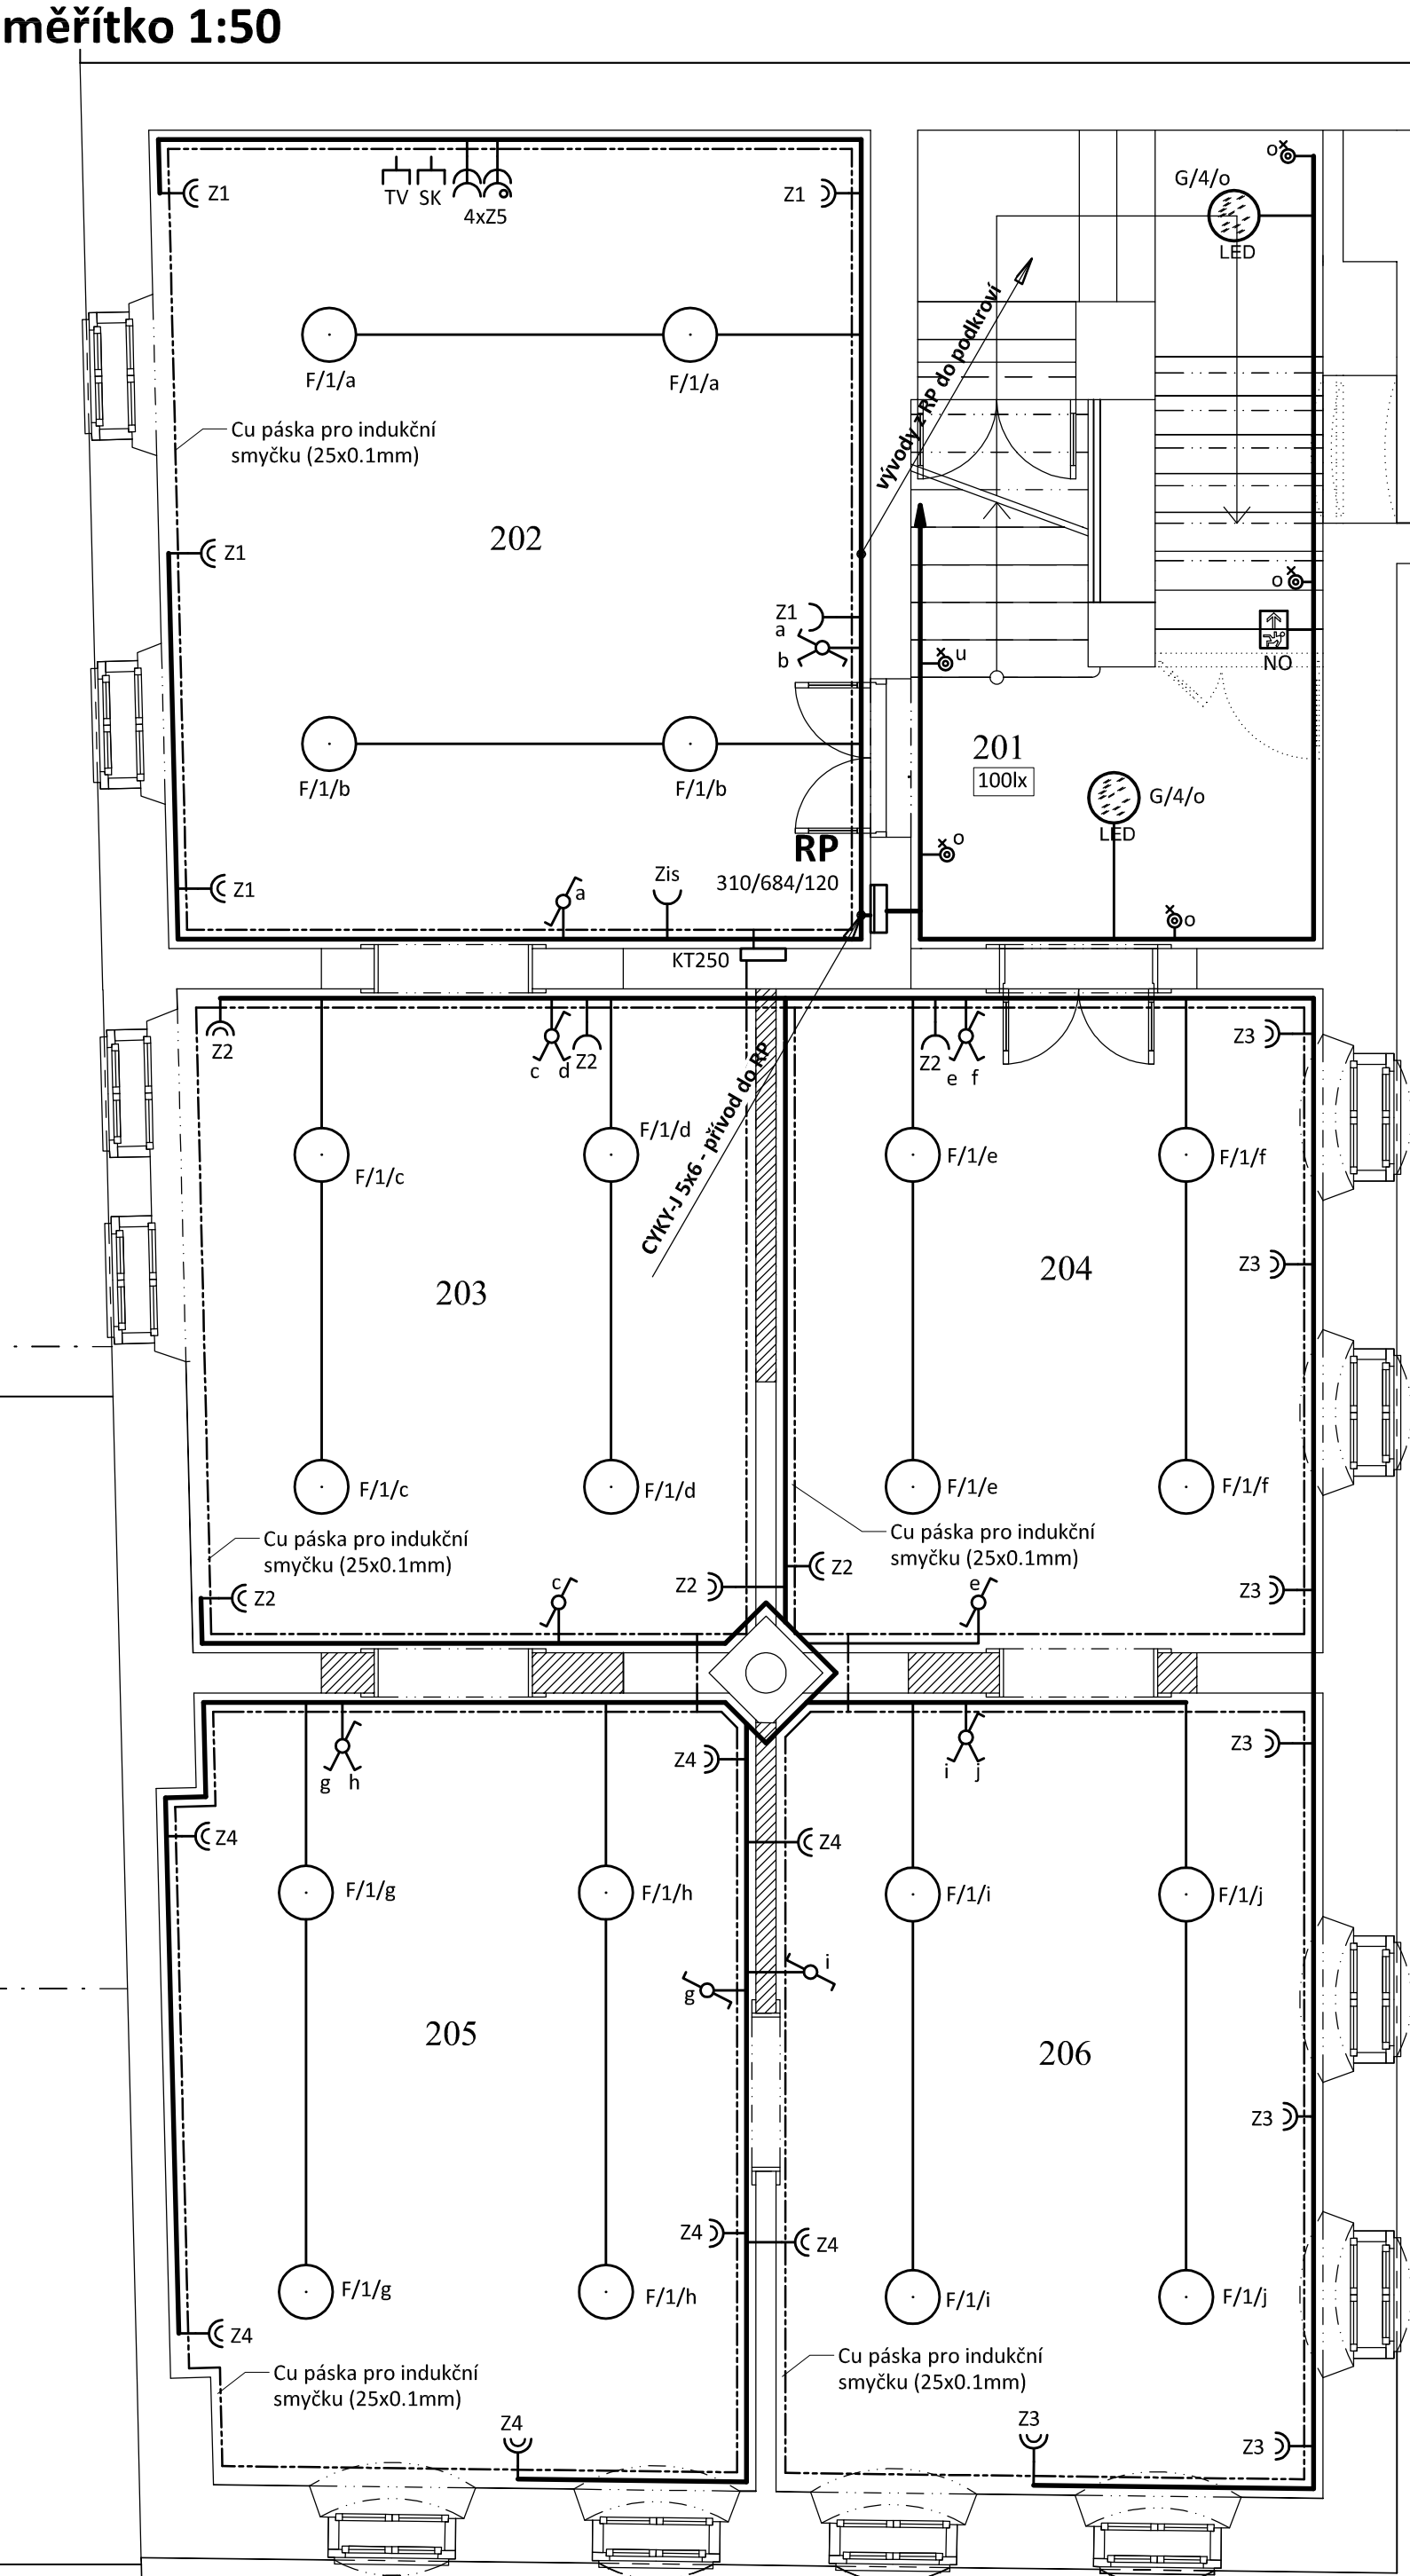

LEGENDA:

- Společná trasa vedení
- Třífázový rozvod
- Volný vývod jednofázový
- POV - průtokový ohřívač vody
- EZS - ústředna EZS
- VZT - rekuperační jednotka 230V
- RACK - slaboproudý rozvaděč
- SS - signalizační systém pro invalidy
- Jednopolový spínač pod omítku, řaz.1, 10A/250V, IP20
- Sériový přepínač pod omítku, řaz.5, 10A/250V, IP20
- Střídavý přepínač pod omítku, řaz.6, 10A/250V, IP20
- Dvojitý střídavý přepínač pod omítku, řaz.6+6, 10A/250V, IP20
- Tlačítkový sp. pod om. se sign.doutn., řaz.1/0S, 10A/250V, IP20
- Jednopolový spínač na povrch, řaz.1, 10A/250V, IP54
- Infrapasivní pohybový spínač, 360°, IP20
- Autonomní hlásič kouře (dle ČSN EN 14604)
- Hlavní ochranná přípojnice EPS3 v krabici KO100
- Jednoduchá zásuvka pod omítku, 16A/250V, IP20
- Dvojnásobná zásuvka pod omítku, 16A/250V, IP20
- Jednoduché zásuvky ve společném rámečku
- Jednoduchá zásuvka s přepětovou ochranou
- Účastnická zásuvka TV+SAT
- Strukturovaná kabeláž - komunikační zásuvka PC dvojnásobná
- Podlahová krabice - např. 2x16A/230V, 2xRJ45
- Hladinový komplet pro čerpadlo + hladinové sondy
- Kalové čerpadlo 230V spínáno HRH4
- Zvukový orientační a informační maják pro nevidomé
- Indukční smyčka (Cu páska 25x0,1 nebo CYKY-J 12x1.5)
- Zásuvka pro zesilovač indukční smyčky

LEGENDA SVÍTIDEL:

Označení svítidla	Typ	Název	Světelné zdroje
A	ELEKTRA_4 LED-1L18C03_IN-172P 4000	ELEKTRA 4, 1 x LED modul L18C03, 15W, d=260mm, stínítko PC	1 x LED, 15W, 2110lm, Ra80, 4000K
B	MODUS DS2000KO_200	Vestavné čtvercové LED svítidlo, opálový kryt, 220x220mm	1 x LED, 19W, 2000lm, Ra80, 4000K
C	MODUS QN_C600/DI/1050	Závěsný LED panel direkt/indirekt, UGR<19, rectangle 1200x300mm	1 x LED, 54W, 5800lm, Ra80, 3800K
D	MODUS LLL6000RL2KV	Závěsné/přisazené, LED svítidlo, leštěná ALDP mřížka	1 x LED, 58W, 6900lm, Ra80, 4000K
E	MODUS LLL4000SS4KV	Závěsné/přisazené, LED svítidlo, leštěná ALDP mřížka	1 x LED, 37W, 4200lm, Ra80, 4000K
F	MODUS DISC400	LED závěsné designové svítidlo	1 x LED, 26W, 2900lm, Ra80, 4000K
G	MODUS BR5B_KO375V2	Přisazené LED svítidlo, opálový PMMA kryt, průměr 375mm	1 x LED, 27W, 2700lm, Ra80, 4000K

LEGENDA MÍSTNOSTÍ

ČÍSLO	ÚČEL MÍSTNOSTI	m²	PODLAHA	STROP	POZNÁMKA
201	SCHOD. PROSTOR	18,73	KER. DLAŽBA	SDK, po obvodě fabion	
202	MUZEUM - EXPOZICE	32,36	VLYSOVÁ PODLAHA	SDK, po obvodě fabion	
203	MUZEUM - EXPOZICE	21,05	VLYSOVÁ PODLAHA	SDK, po obvodě fabion	
204	MUZEUM - EXPOZICE	20,60	VLYSOVÁ PODLAHA	SDK, po obvodě fabion	
205	MUZEUM - EXPOZICE	25,68	VLYSOVÁ PODLAHA	SDK, po obvodě fabion	
206	MUZEUM - EXPOZICE	24,34	VLYSOVÁ PODLAHA	SDK, po obvodě fabion	
207	DEPOZITÁŘ, TECHNICKÁ A ÚKLIDOVÁ MÍSTNOST	24,34	KER. DLAŽBA	SDK, po obvodě fabion	

POZNÁMKA:

Napěťová soustava:
3+PEN stř. 50Hz, 230/400V, TN-C (PS)
3+NPE stř. 50Hz, 230/400V, TN-C-S (RE)
3+NPE stř. 50Hz, 230/400V, TN-S (RH, RP)

Ochrana před nebezpečným dotykem neživých částí dle ČSN 33 20000-4-41 ed. 3:
při poruše - automatickým odpojením
doplňková ochrana - doplňujícím ochranným pospojováním - proudovými chrániči

Zodpovědný projektant:	HIP	PROJEKTANT AKCE:	
Klímešová Miroslava	Ing. Martin Volný	M. Klímešová - 3D PROJEKT Úvalská 604/2, 360 09 K. Vary IČO: 722 70 179, Tel. 731 409 028	
Kraj: Karlovarský	SÚ: Nejdek		
Investor: Město Nejdek, Karla IV. 239, 362 21 Nejdek			
Akce: MUZEUM NEJDEK - oprava a stavební úpravy nám. Karla IV. 238, 362 21 Nejdek, parc. č. 121/1 k. ú. Nejdek		Formát: 6A4	Číslo paré:
		Stupeň: DSP	
		Č. zak.: E-190165	
Objekt: Silnoproudá a slaboproudá elektroinstalace		Datum: 09/2019	Měřítko: 1:50
Název: PŮDORYS 2.NP		Číslo výkresu:	D.1.4 / 6