
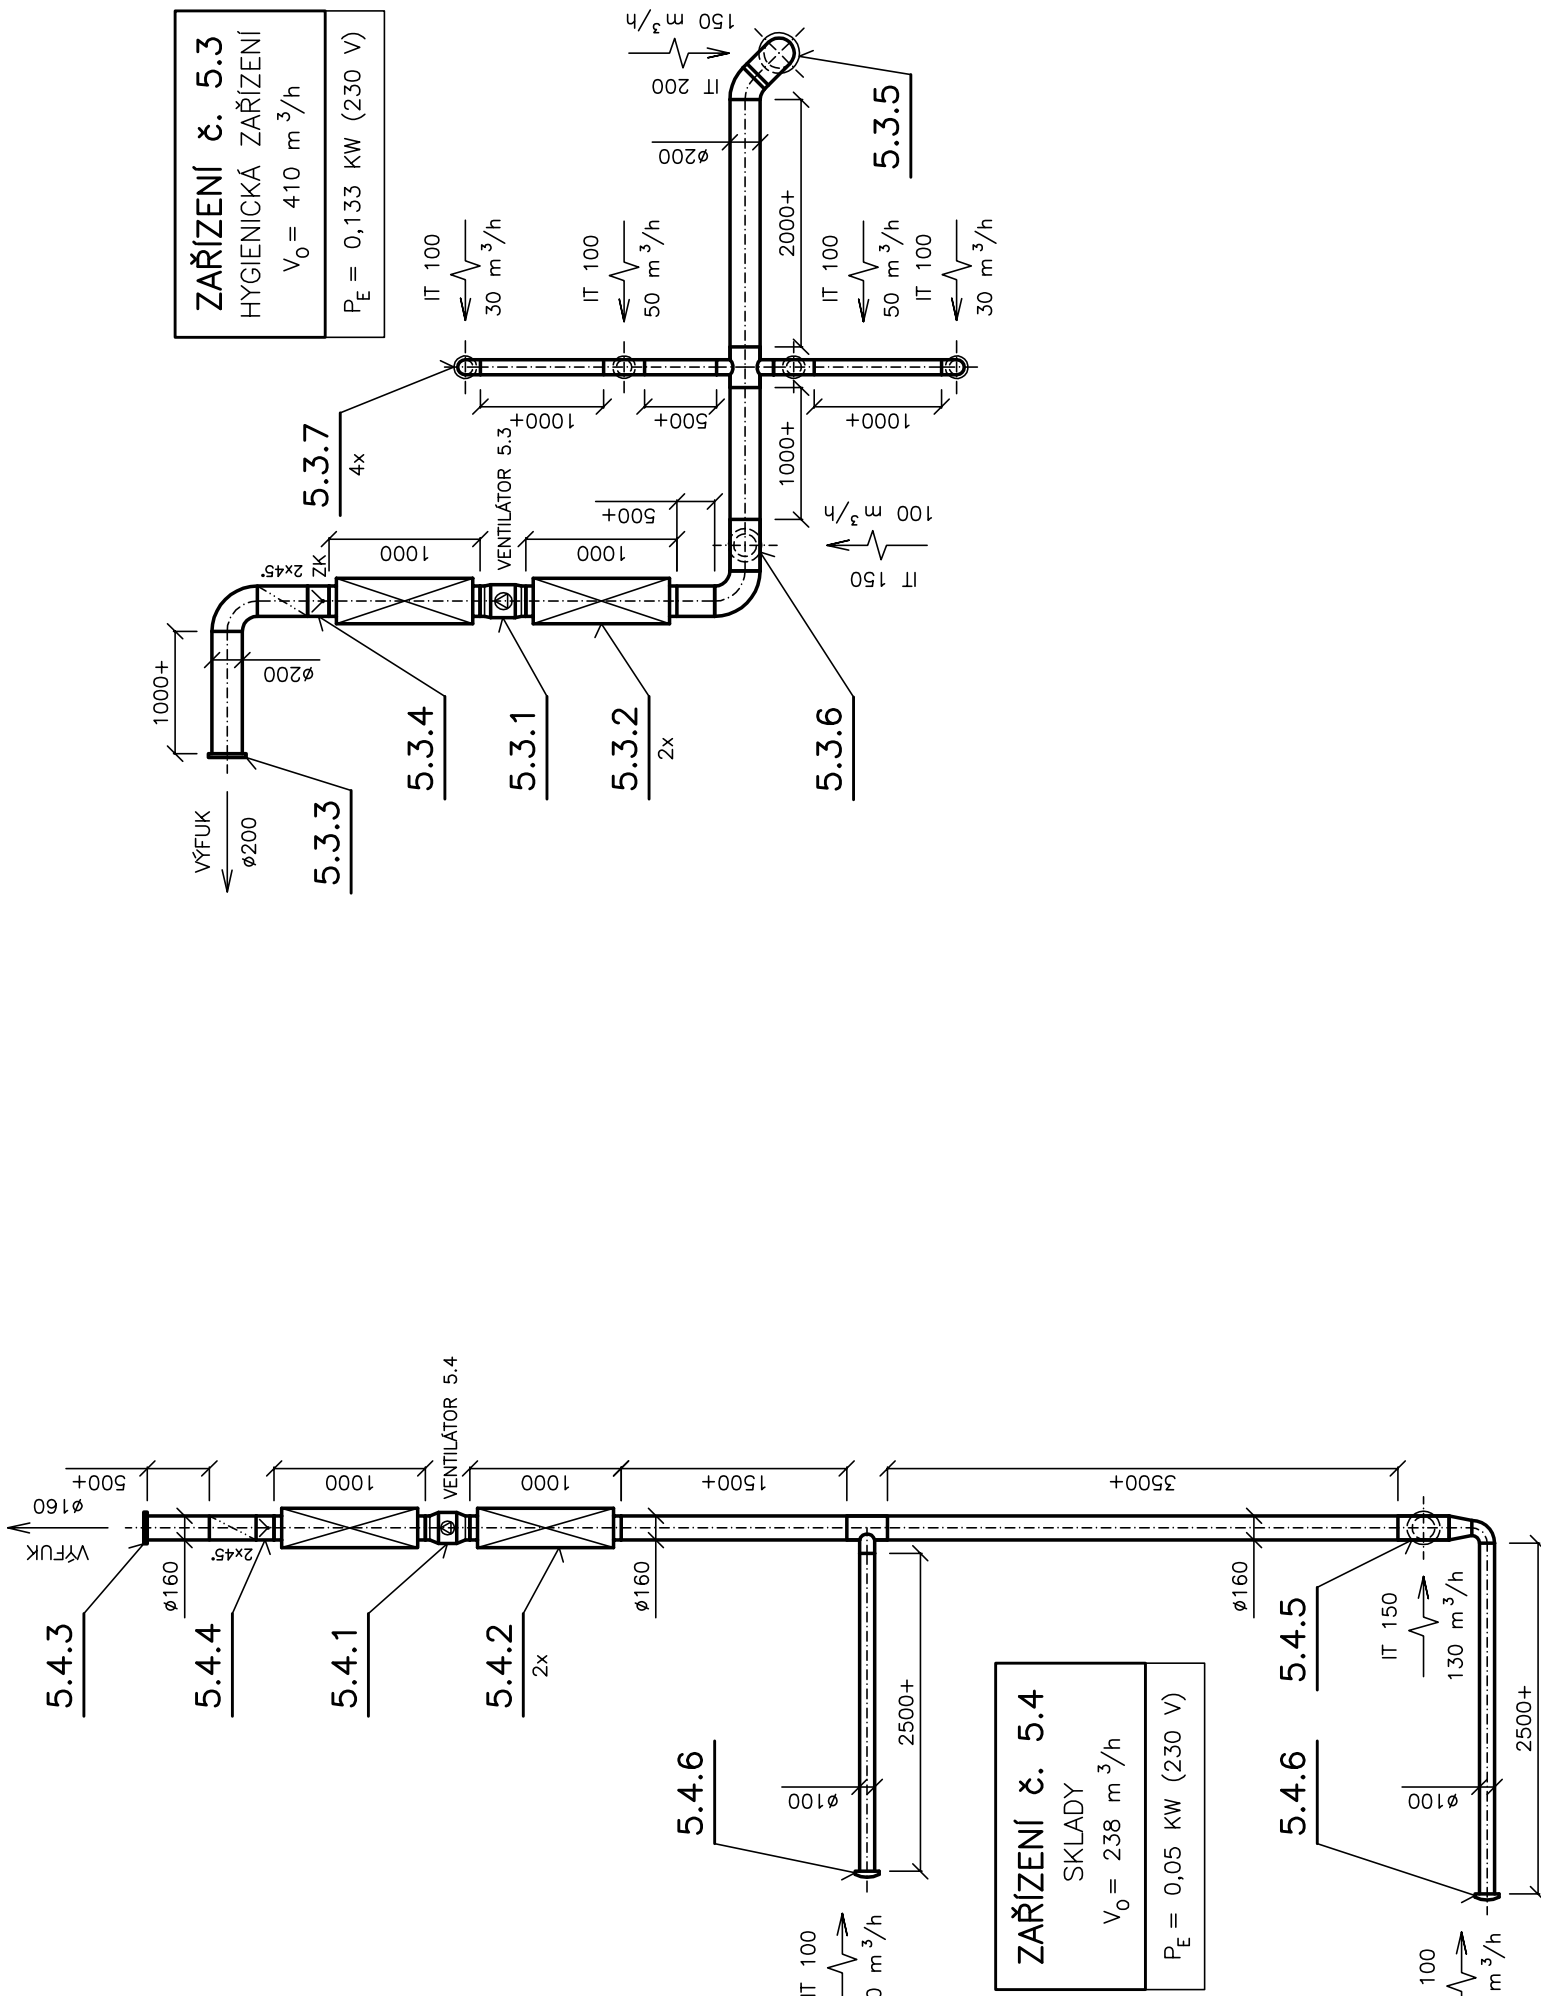
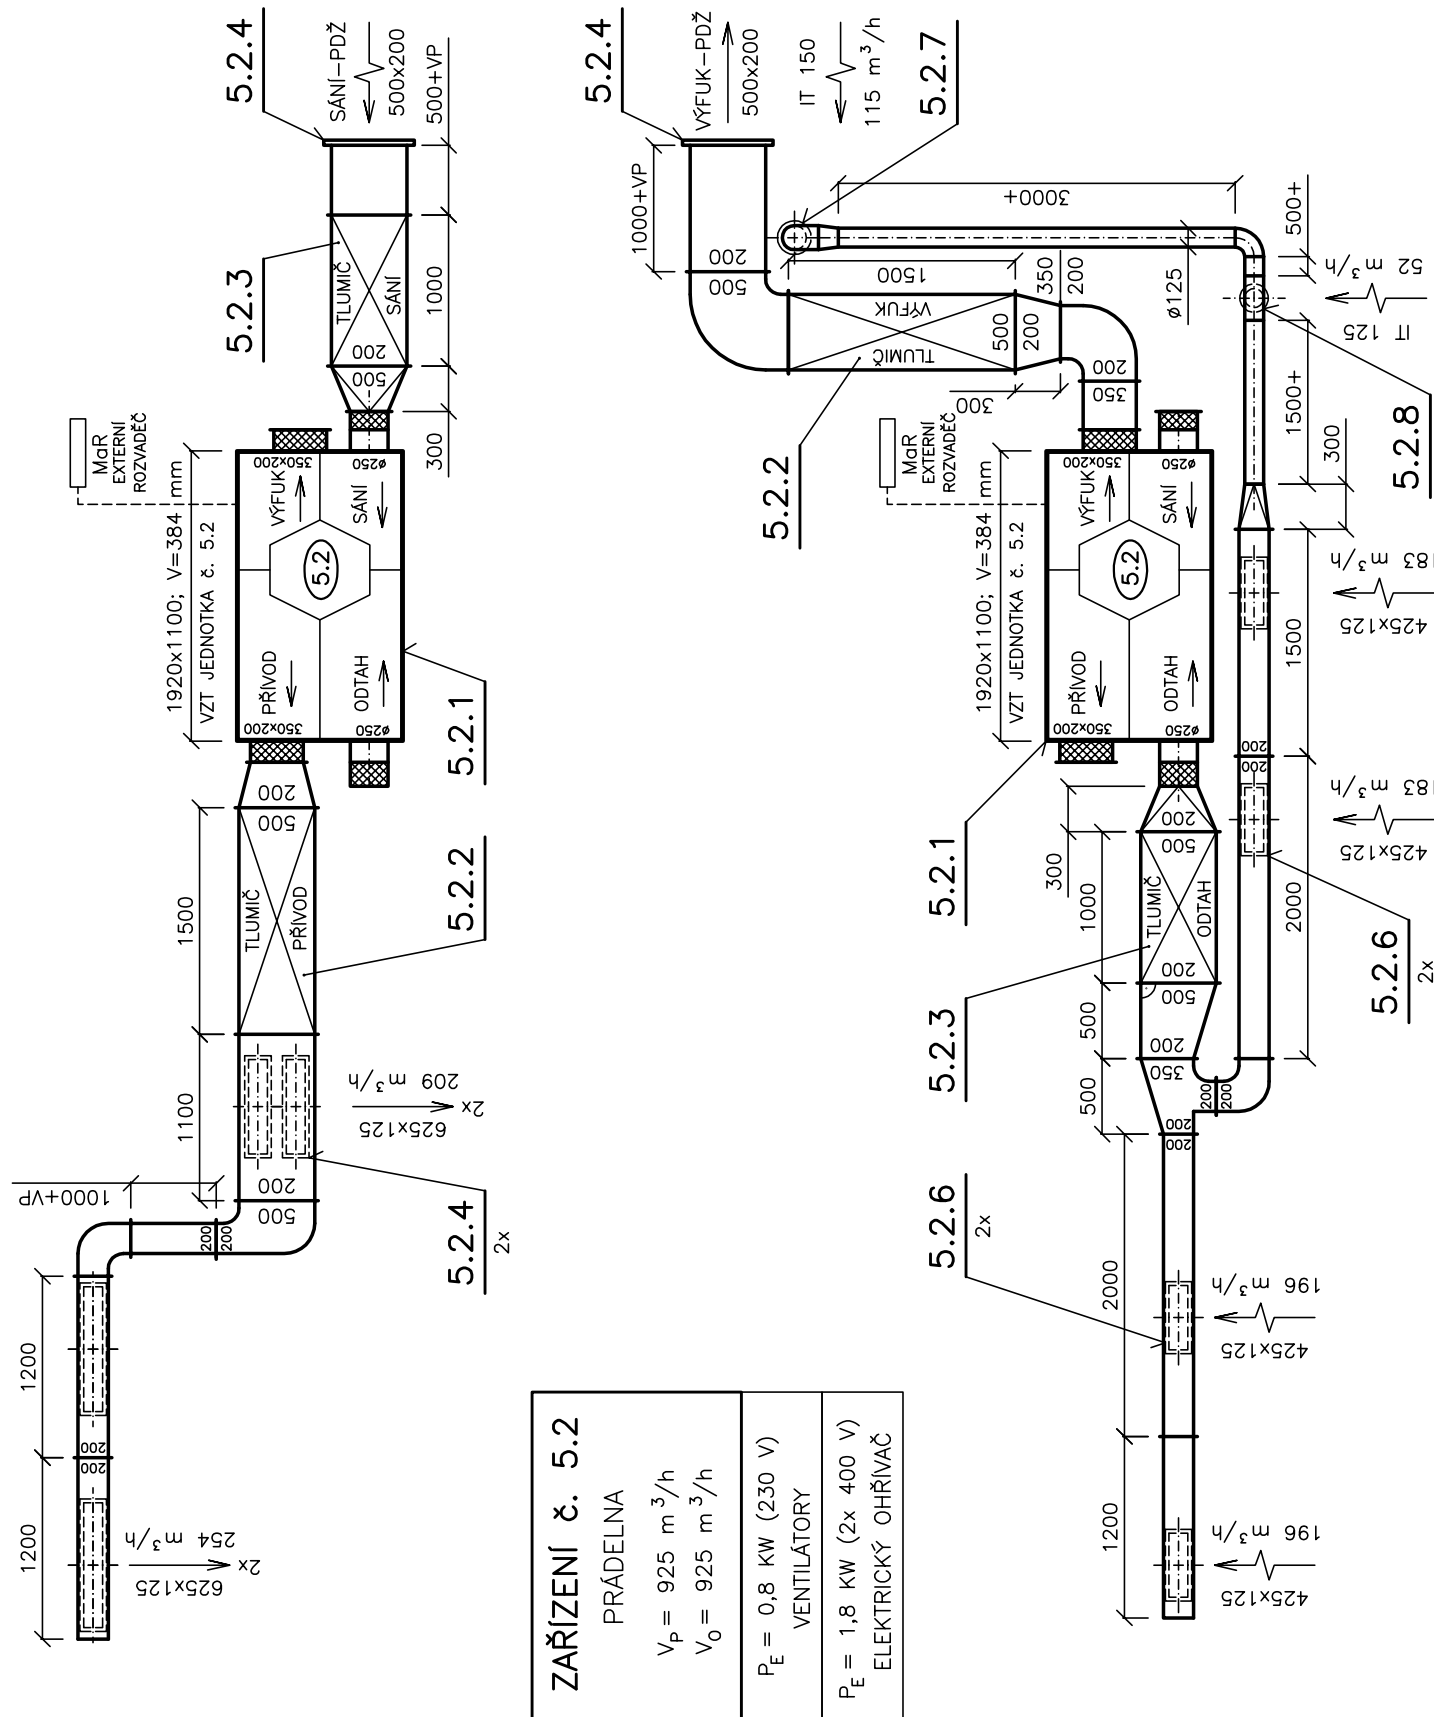
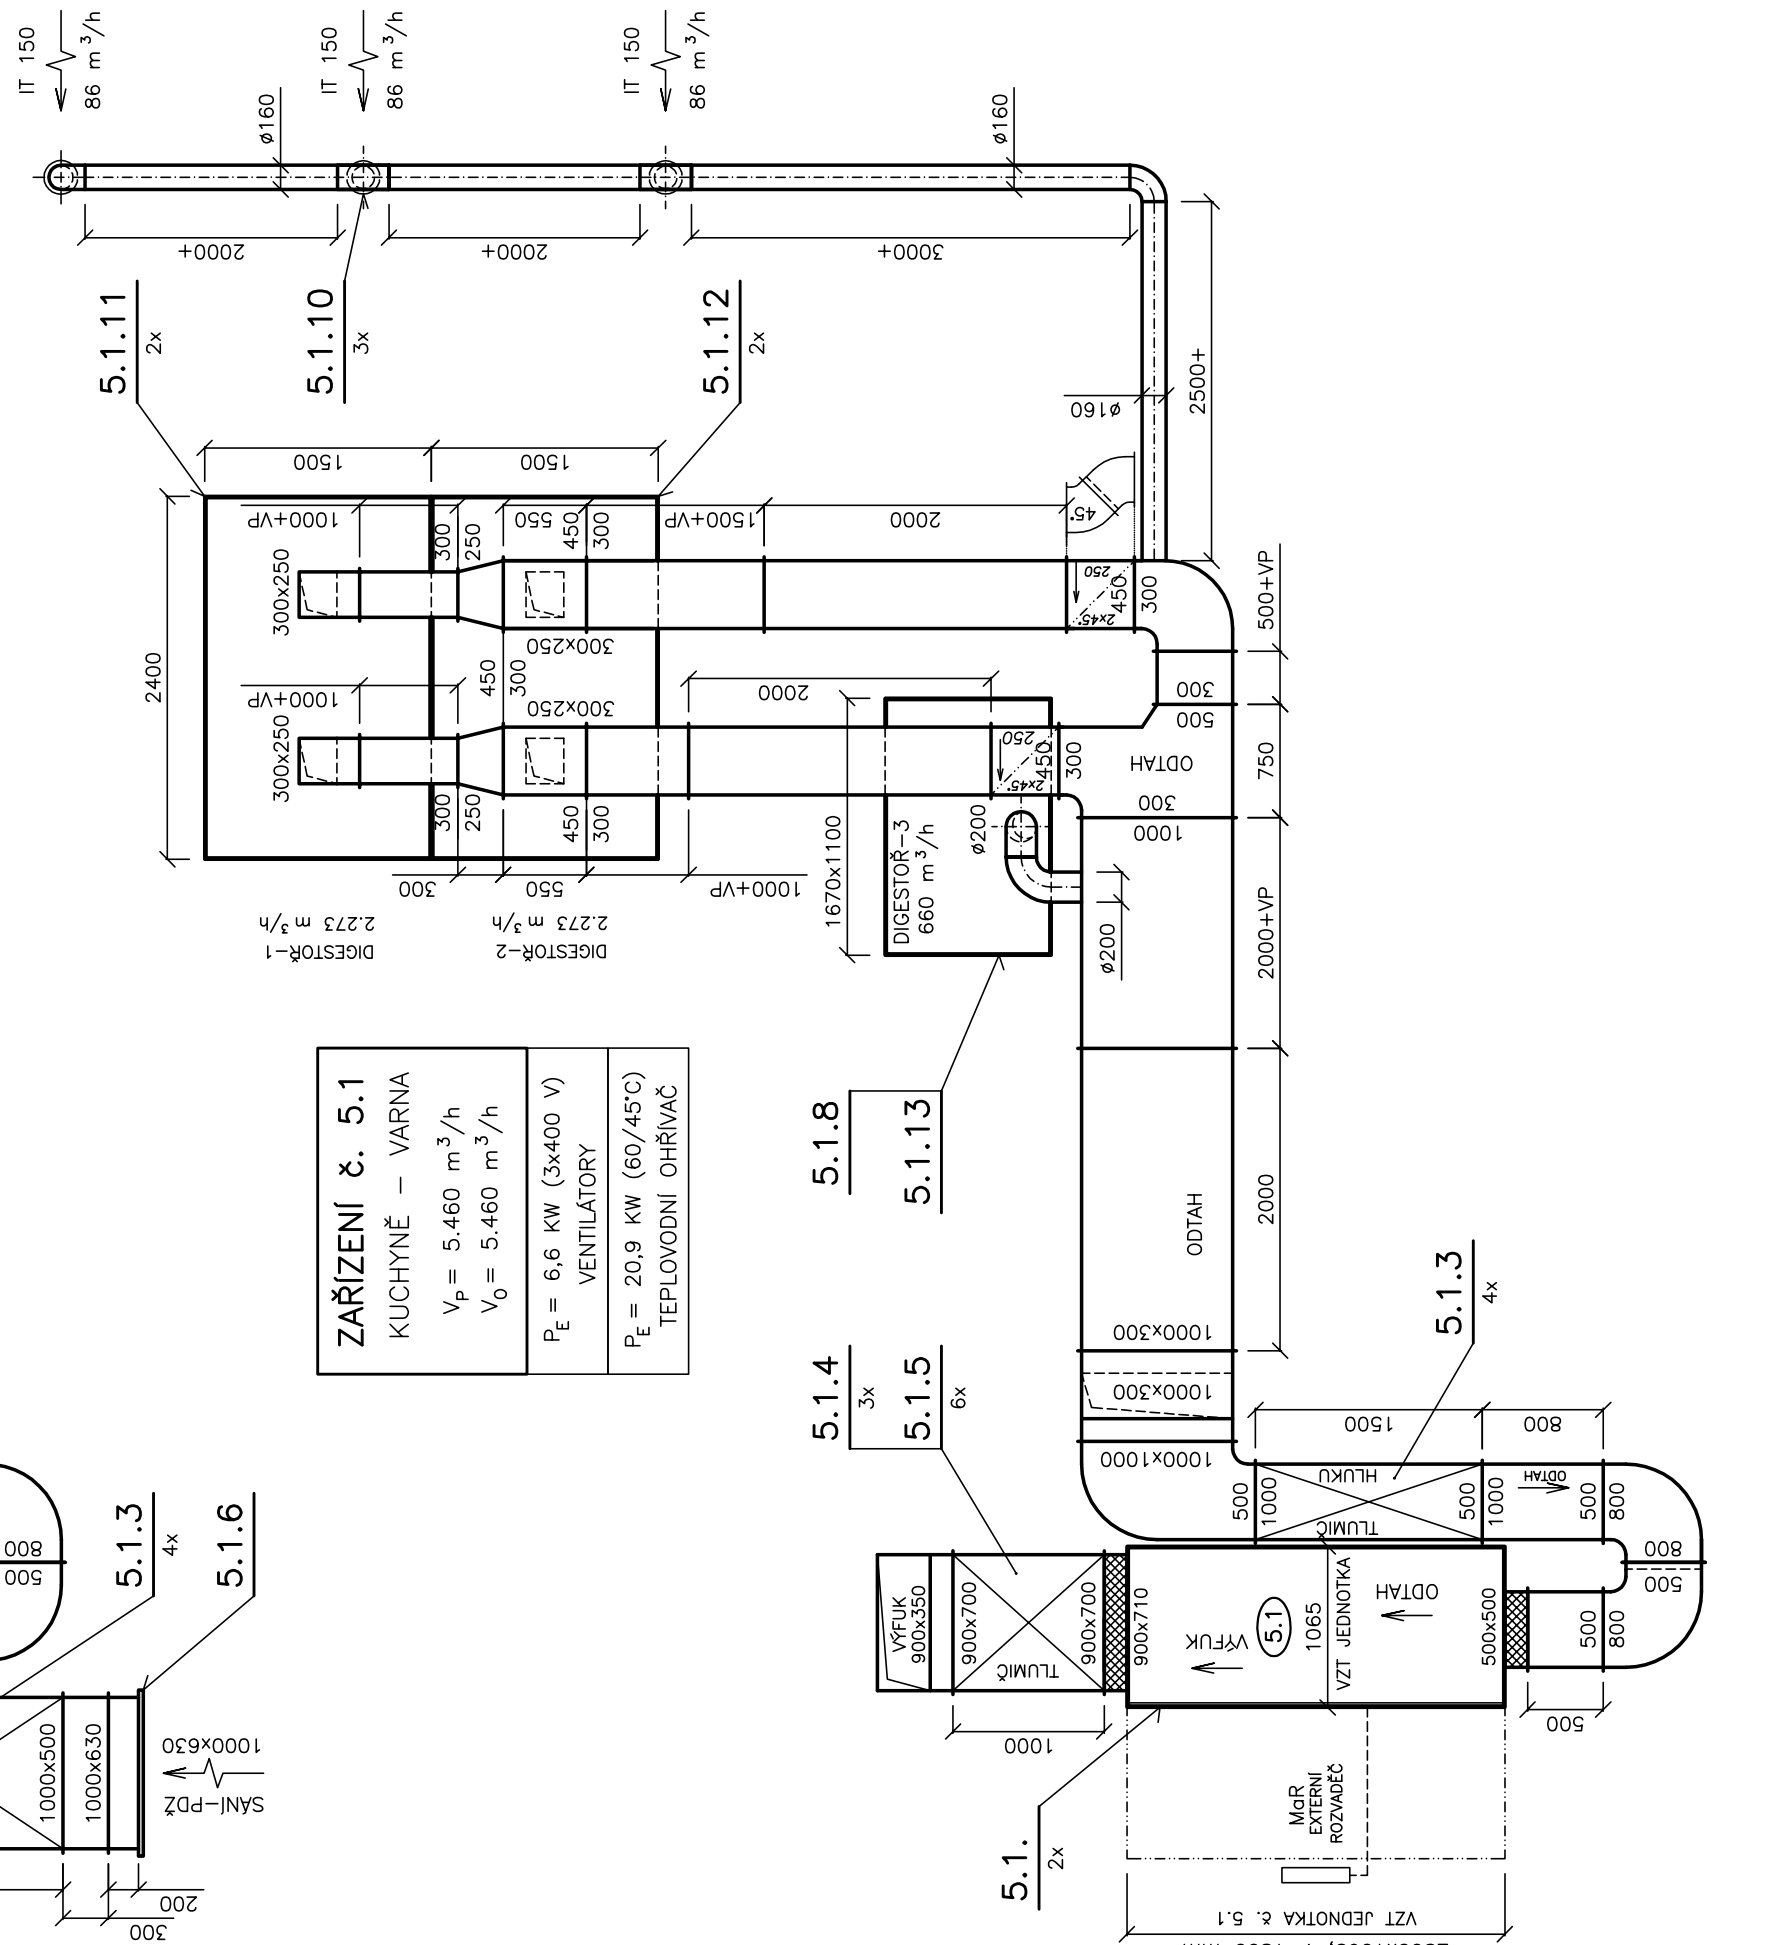


M 1:50

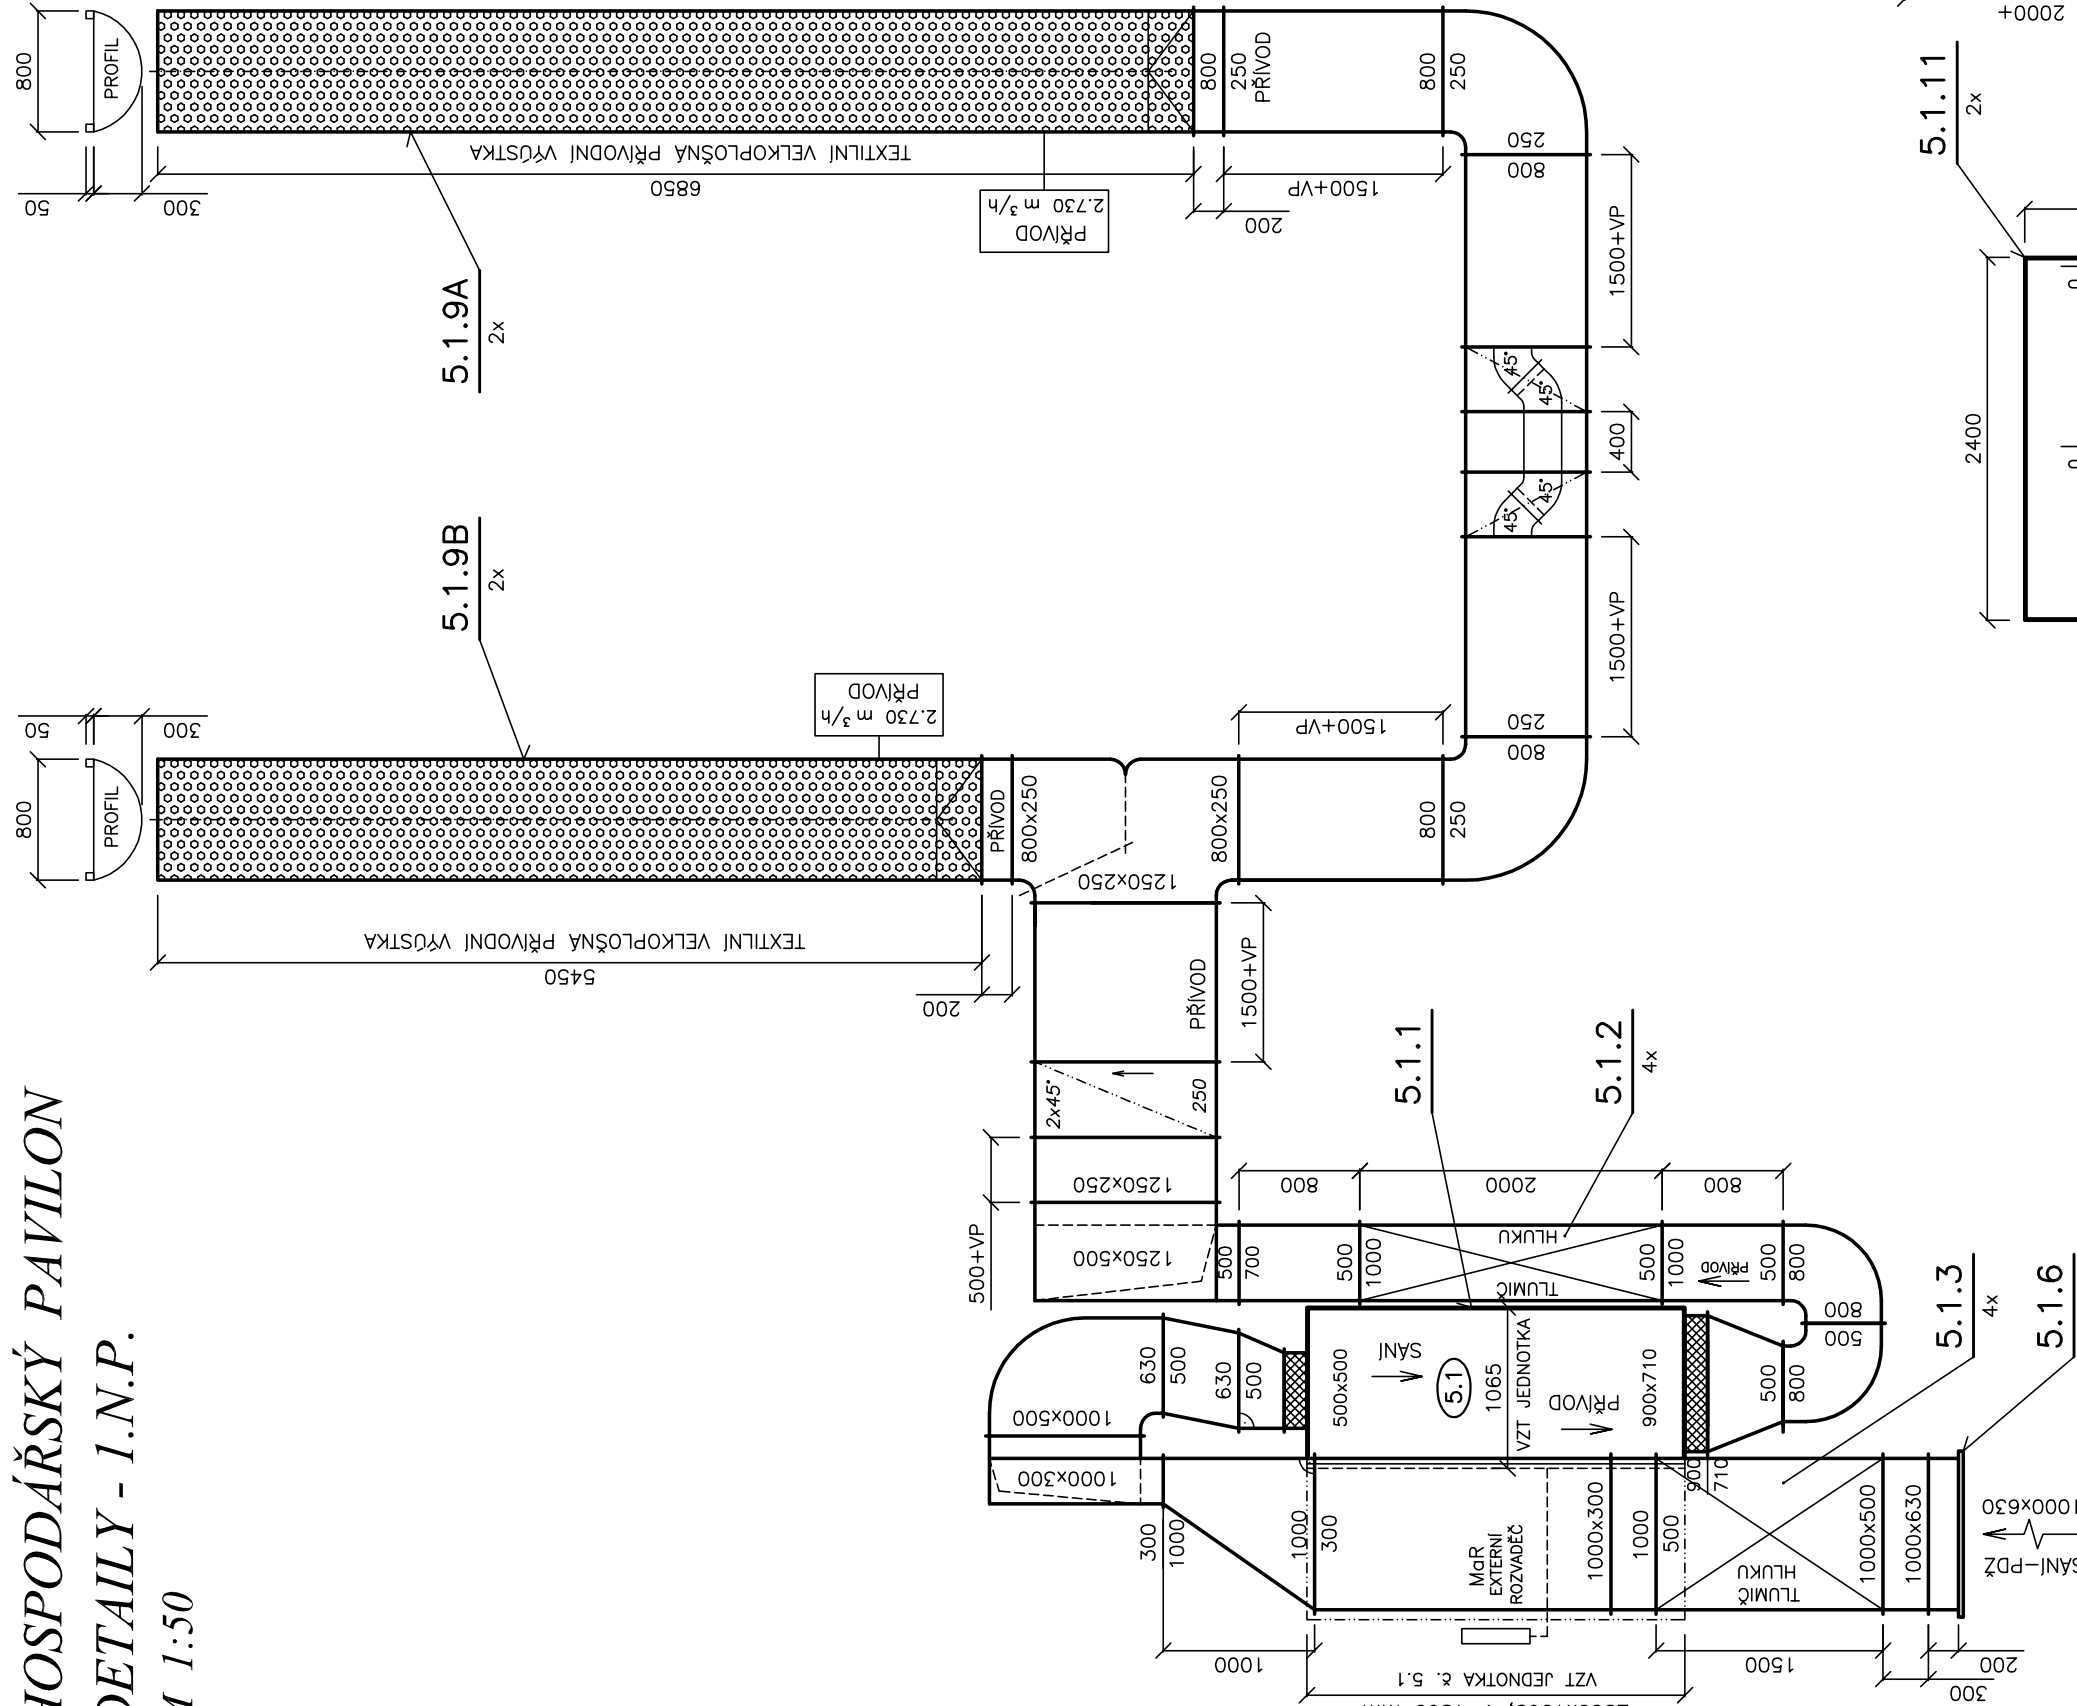

UNEDÍLNOU SOUČÁSTÍ TOHOTO VÝKRESU JE I VÝKRES
Č. D.1.4.2-2 PŮDORYS I.N.P.

ZODPOVĚDNÝ PROJEKTANT		VYPRACOVAL:	PETR MATOUŠEK AIR GAS Projekt Závodu míru 578, Karlovy Vary ICO: 670 95 798	
Petr Matoušek				
INVESTOR:		Město Nejdek, Nám. Karla IV. 239, 362 21 Nejdek		
OBJEDNÁVATEL:		Ing. Irena Pichlová, Smetanova 467, 362 21 Nejdek		
ANKE:			ČÍSLO PARÉ:	
NEJDEK - MŠ LIPOVÁ, CELKOVÁ REKONSTRUKCE HOSPODÁŘSKÝ PAVILON D.1.4.2 - VZDUCHOTECHNIKA				
KRAJ:	Karlovarský	STUPEŇ PD	Dokumentace pro provádění stavby	
DATAUM:	02./2021	ZAK. ČÍSLO:	AGP 48./2020	
OBSAH VÝKRESU:			MĚŘÍTKO 1 : 50 ČÍSLO PRÁČKY: D.1.4.2 - 03	
DETAILY - 1.N.P.				