

poz.	popis	ks	mm			připojení ZTI
			š	hl	v	odpad DN
01 - sklad brambor a kořenové zeleniny						
1	regál nerez 4 police	1	1200	600	1800	
2	rošt dřevěný	2	1200	600	100	
02 - přípravná zeleniny hrubá						
3	mycí stůl se dvěma dřezy	1	1400	700	850	DN50 - v = 400 mm
4	pracovní stůl	1	1500	700	850	
5	škrabka brambor lakovaná	1	800	750	950	
5a	odlučovač slupek a škrabu	1	320	320	380	podlah.vpust DN110
6	plošinový vozík	1	800	560	980	
03 - sklad potravin						
7	regál skladový	4	900	600	1800	


LEGENDA:

ozn. na výkrese	schematické zobrazení	počet kusů	popis
WC		2	a) stojící kombi mísa - bílá b) sedátko s poklopem z duroplastu - bílé c) rohový kulový kohout 1/2" x 3/8" s filtrem d) sada pro upevnění WC M10*1 e) pancéřová trubička DN 10 mm
U		3	a) umyvadlo diturvit - bílá, 550 x 430 mm b) stojánková umyvadlová baterie c) umyvadlový sifon 40 mm d) sada pro upevnění umyvadla M10*1 e) kryt na sifon f) 2x rohový kulový kohout 1/2" x 3/8" s filtrem
U1		1	a) umyvadlo diturvit - bílá, 460 x 340 mm b) stojánková umyvadlová baterie c) umyvadlový sifon 40 mm d) sada pro upevnění umyvadla M10*1 e) kryt na sifon f) 2x rohový kulový kohout 1/2" x 3/8" s filtrem

LEGENDA POTRUBÍ :

- odbočka jednoduchá 87°
- odbočka jednoduchá 45°
- koleno 87°
- koleno 45°
- nesouosá redukce
- potrubí PVC DN 125-110
- potrubí připojovací PVC DN 110-40
- potrubí vedené pod podlahou

Potrubí vedené pod podlahou ve spádu min 2% - připojovací potrubí k zařizovacím předmětům a technologií ve spádu min. 3%.  
Před zahájením prací, bude po provedení demontáží stávajícího vybavení provedena kontrola navržených napojovacích bodů splaškové kanalizace, kontrola stavu a těsnosti stávajícího potrubí kanalizace.

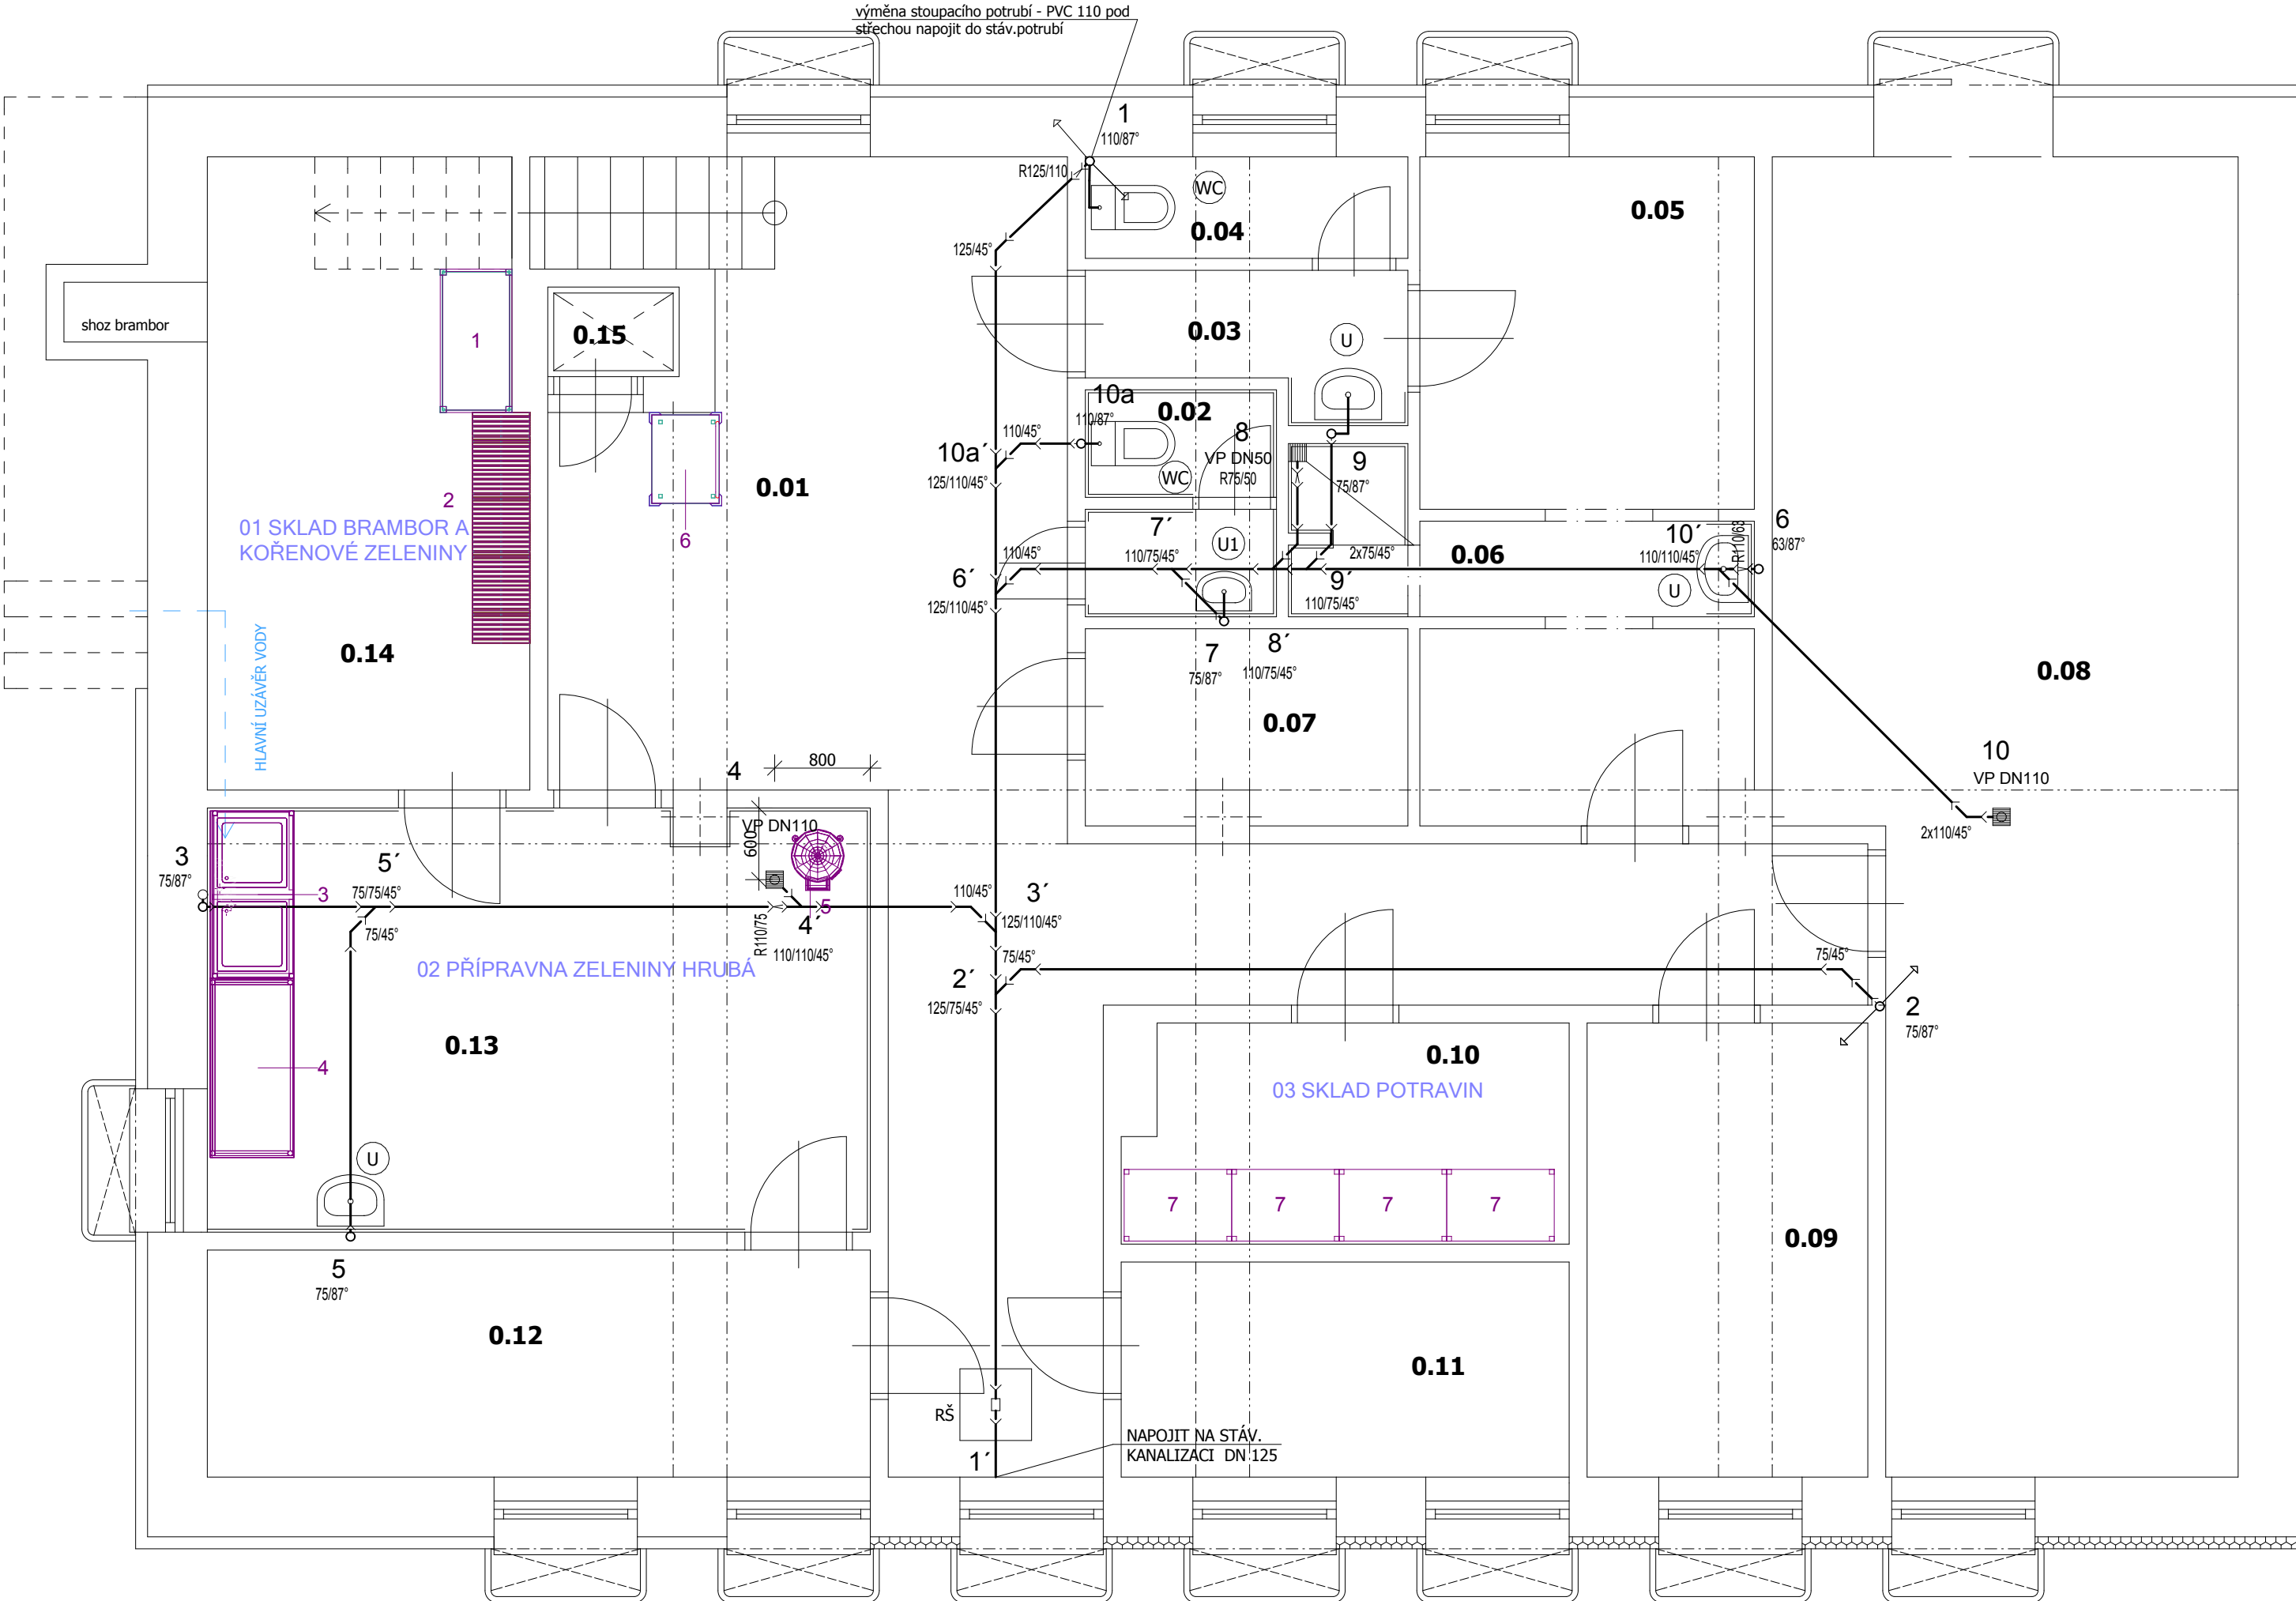

LEGENDA MÍSTNOSTÍ

Č.M.	NÁZEV	PL. [m2]
0.01	SCHODIŠTĚ, CHODBA	40,37
0.02	WC S PŘEDSÍNÍ UČNI	2,88
0.03	PŘEDSÍN WC	2,83
0.04	WC PERSONÁL	2,29
0.05	ŠATNA PERS.	12,79
0.06	UMÝVÁRNA PERSONÁL	3,71
0.07	ŠATNA UČNI	4,32
0.08	STROJOVNA VZT	37,92
0.09	SKLAD INVENTÁŘE	8,93
0.10	SKLAD ČISTÍC.PROSTŘ.	6,75
0.11	SKLAD STER.POTRAVIN	6,65
0.12	SKLAD - NEVYUŽÍVÁN	10,55
0.13	ŠKRÁBÁNÍ BRAMBOR	19,57
0.14	SKLAD BRAMBOR	13,99
0.15	VÝTAH	0,83
CELKEM		174,38

## PROJEKTOVÁ KANCELÁŘ PS

**PROJEKTOVÁ KANCELÁŘ PS , Brí Čapků 550 , 362 21 Nejdek**  
**Ing. Irena Pichlová - Oto Szakos**

OTO SZAKOS - projektová kancelář, Nové Hamry 392, 362 24 - Tel. 353 396 341, 602 403 842, e-mail. otoszakos@seznam.cz  
Ing. IRENA PICHLOVÁ, Smetanova 467, 362 21 Nejdek, - Tel. 353 618 692, 775 252 580, e-mail: pichlova.irena@seznam.cz

Zodpovědný projektant:  
Ing. Irena Pichlová

Kreslil:  
Ing. Irena Pichlová

Podpis:

Kraj: Karlovarský

Obec: Nejdek

Objednatel: Město Nejdek, IČ: 00254801  
nám. Karla IV. 239, Nejdek, 362 21

Číslo zakázky: PS 14.2016

Akce: **Rekonstrukce školní jídelny  
ZŠ nám. Karla IV., Nejdek**

Část: D.1.4.1. ZDRAVOTNĚ TECHNICKÉ INSTALACE

Výkres: D.1.4.1.2. PŮDORYS 1.PP - SPLAŠKOVÁ KANALIZACE

Souprava:

Formát: 4x A4

Měřítko: 1:50

Autorizace :

DPS